


福建省工程勘察设计图纸专用章
福建天健工程设计有限公司
范围：建筑工程
资质等级：甲级 证号：A135008055
有效期至：2028年12月11日

厦门华亿昌新兴科技有限公司遮雨棚、停车棚及电梯工程

姓名：李佐亮
注册号：3500805-007
有效期至：至2026年06月



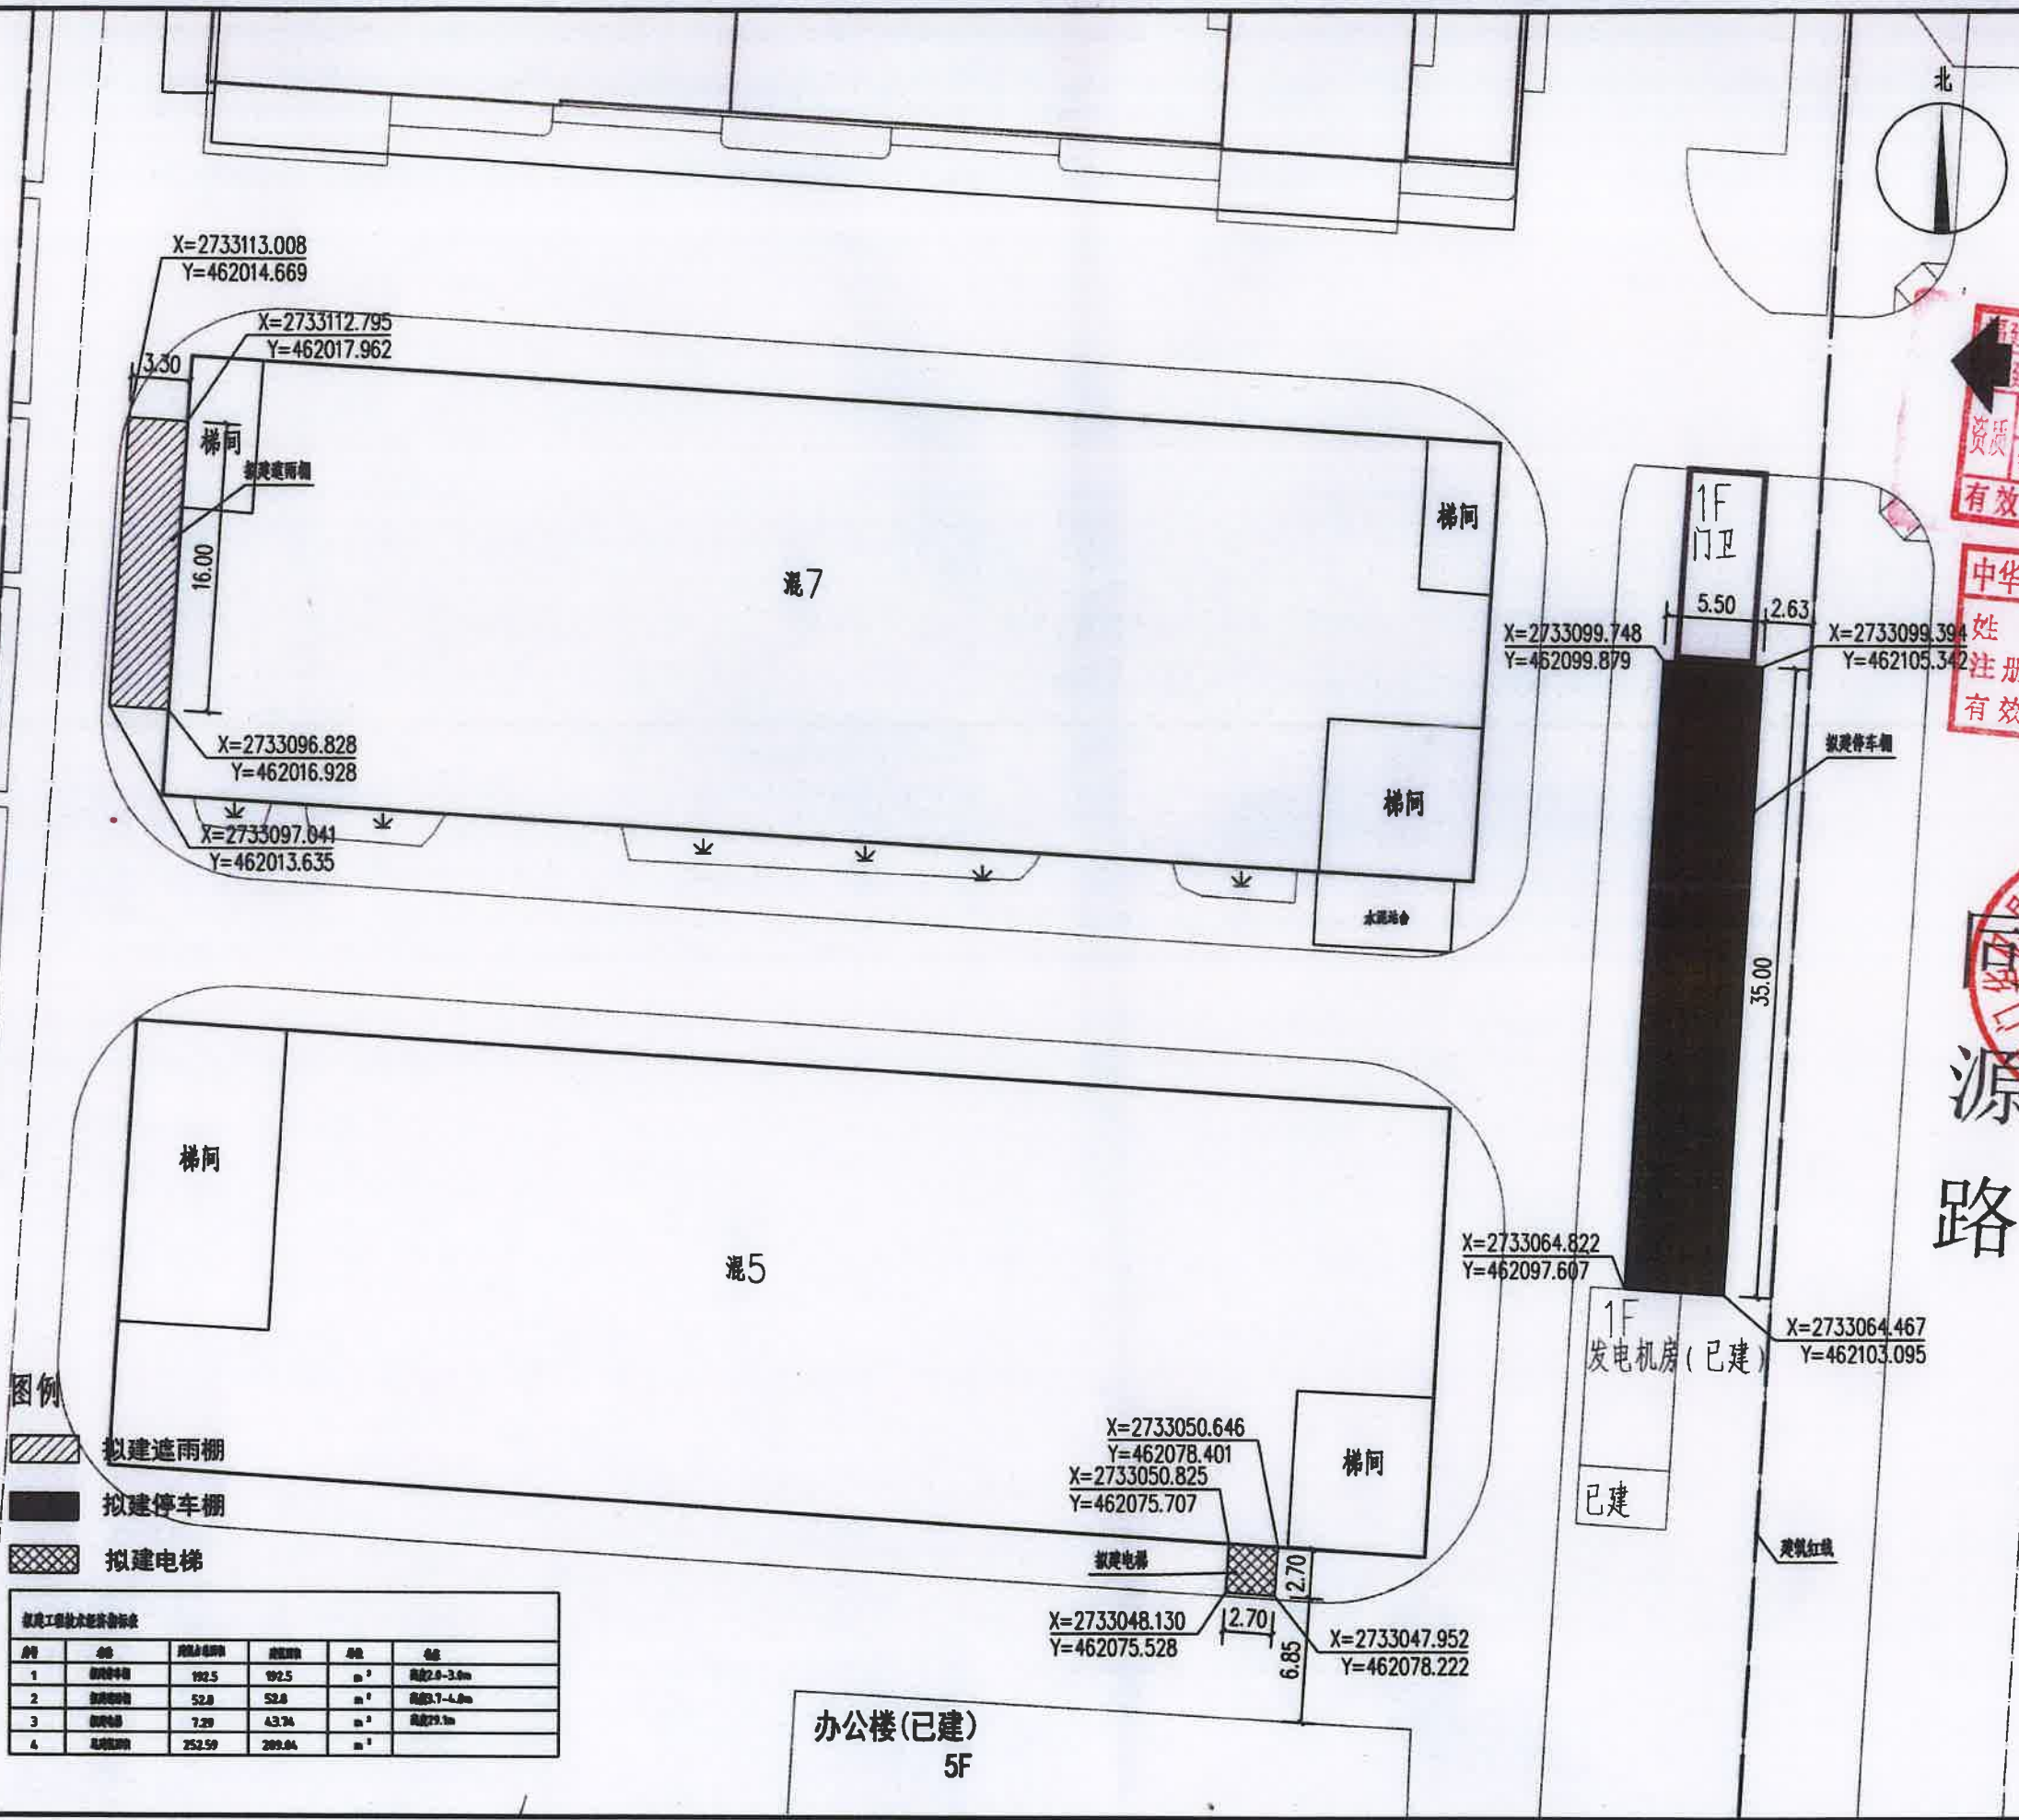


图例

- 拟建造雨棚
- 拟建停车棚
- 拟建电梯

拟建工程经济技术指标表					
序号	名称	面积(m²)	长度(m)	单位	备注
1	拟建雨棚	192.5	192.5	m²	长度2.8-3.0m
2	拟建雨棚	52.8	52.8	m²	长度3.7-4.0m
3	拟建雨棚	7.29	43.74	m²	长度79.1m
4	拟建雨棚	252.59	289.04	m²	

源路

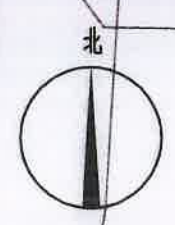

福建天健工程设计有限公司
设计证书编号: A135008055
设计资质等级: 甲级


福建省工程勘察设计图纸专用章
福建天健工程设计有限公司
范围: 建筑工程
资质等级: 甲级 证书号: A135008055
有效期至: 2028年12月11日

中华人民共和国一级注册建筑师
姓名: 李佐亮
注册号: 3500805-007
有效期至: 2026年00月


工程名称: 厦门中化盈盛兴科技有限公司
工程内容: 厦门中化盈盛兴科技有限公司新建、扩建、技术改造、设备安装工程
设计编号:
图名: 总平面图

审定	陈琳	
工程负责人	李佐亮	
专业负责人	李佐亮	
审核	李佐亮	
校对	陈琳	
设计	洪飞航	
制图	洪飞航	


比例		图例	方案
日期	25.05	图号	04-01
文件名			第 版

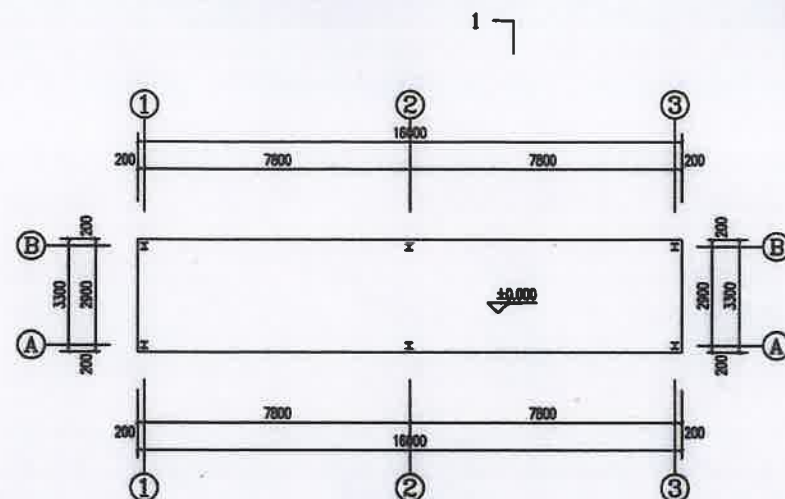


這兩相一層平面圖 1:100

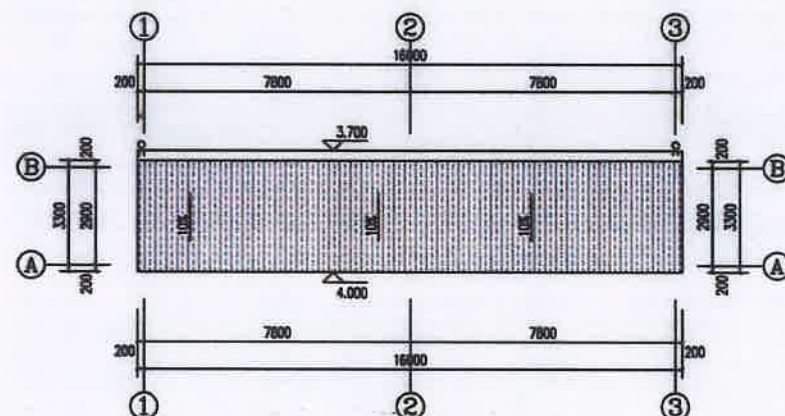


連雨棚屋面平面圖 1:100

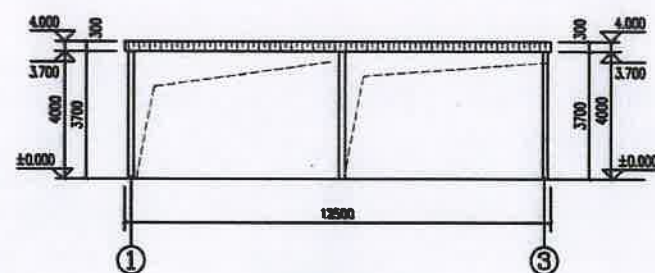

①~③轴立面 1:100

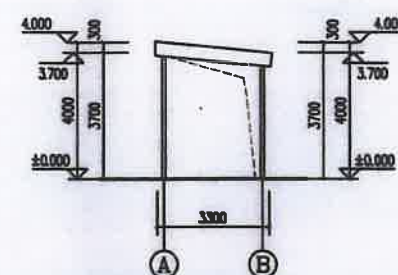

①~③轴立面图 1:100

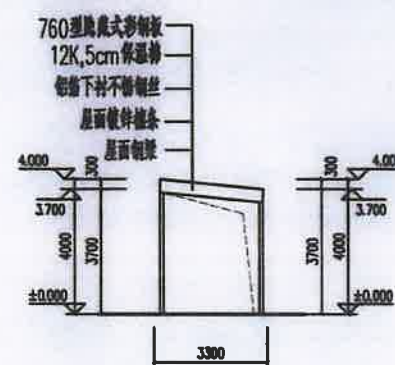

1-1 1:100



電話: 02-2652-1111



福建天健工程设计有限公司

设计证书编号: A135008065

设计资质等级:甲级

福建省工程勘察设计院有限公司
福建天健工程设计有限公司
范围：建筑
等级：甲级 证号：A
有效期至：2028年12月11日

住持釋教堂：

中华人民共和国一级注册建筑师
姓名: 李佐亮
注册号: 3500805-007
有效期: 至2026年06月



工部局

竣工教育安全验收证书

金 宝 柜	流动资产		
	长期资产		
	负债		
	所有者权益		

應徵學費：

87-06 臺灣省立美術館

工業生産:

厦门中化集团有限公司或控股、参股公司及电业工

设计编号	第 四 期
------	-------



图 4: 坡脚第一层平面图

1-1 坡脚第一层剖面图

① ② ③ ④ ⑤ ⑥ ⑦ ⑧ ⑨ ⑩ ⑪ ⑫ ⑬ ⑭ ⑮ ⑯ ⑰ ⑱ ⑲ ⑳ ㉑ ㉒ ㉓ ㉔ ㉕ ㉖ ㉗ ㉘ ㉙ ㉚ ㉛ ㉜ ㉝ ㉞ ㉟ ㊱ ㊲ ㊳ ㊴ ㊵ ㊶ ㊷ ㊸ ㊹ ㊺ ㊻ ㊼ ㊽ ㊾ ㊿

审 定	陈 炜	
工程负责人	李仕尧	
专业负责人	李仕尧	
审 核	李仕尧	
校 对	周 旭	
设 计	梁飞雁	
制 图	梁飞雁	

地例		国用	力重
日期	25.05	国号	04-
本件名			



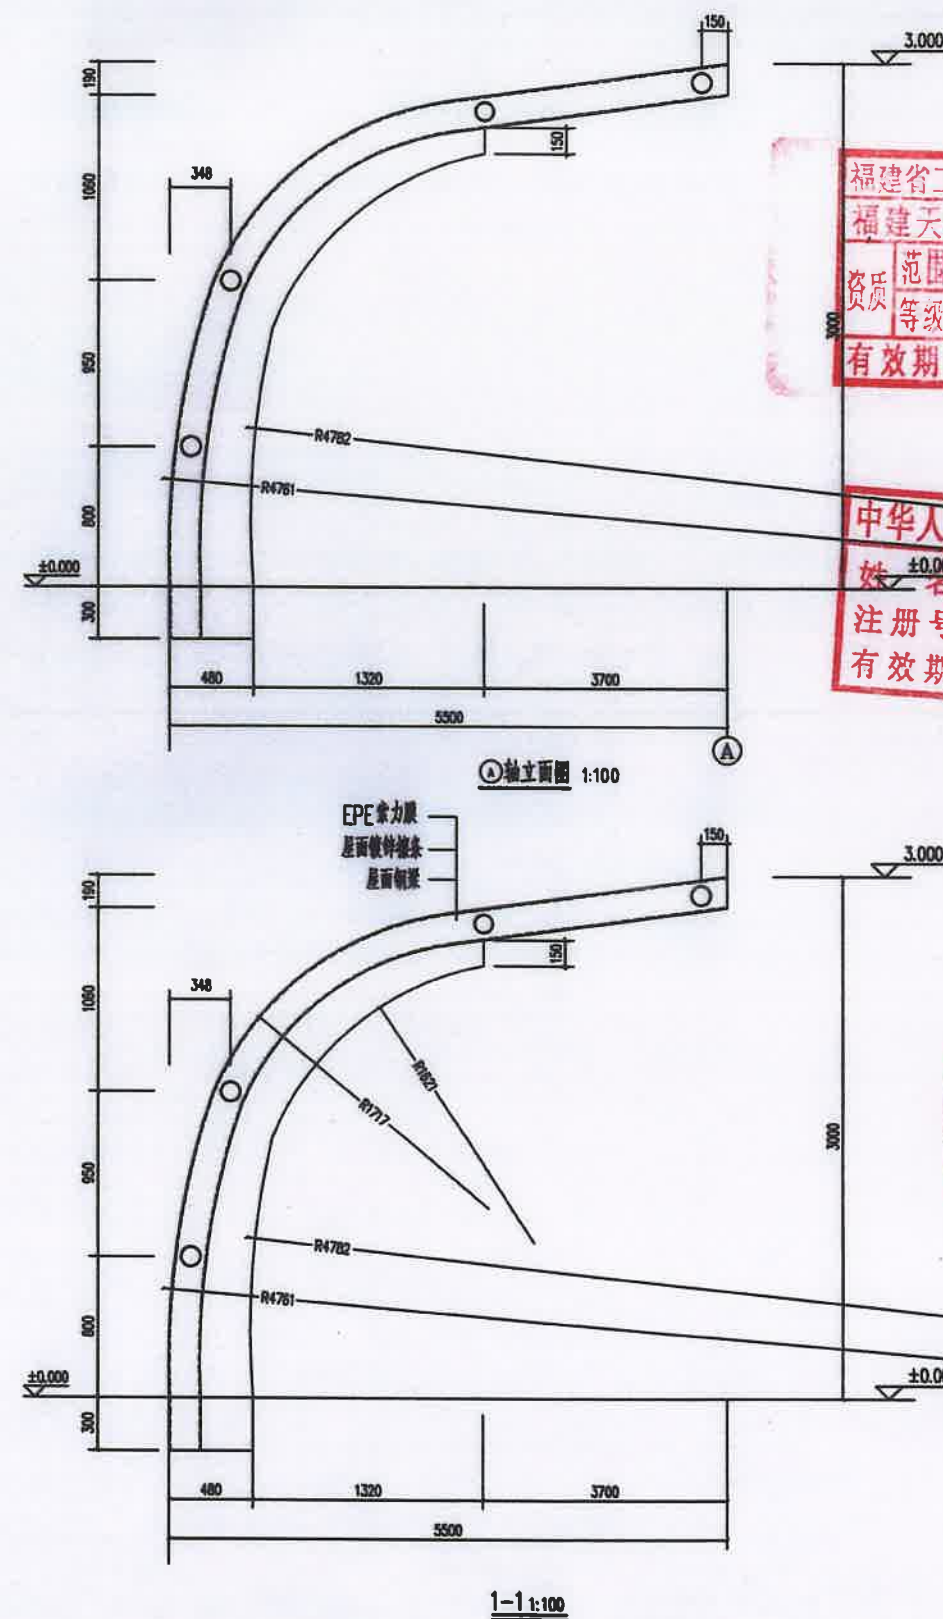
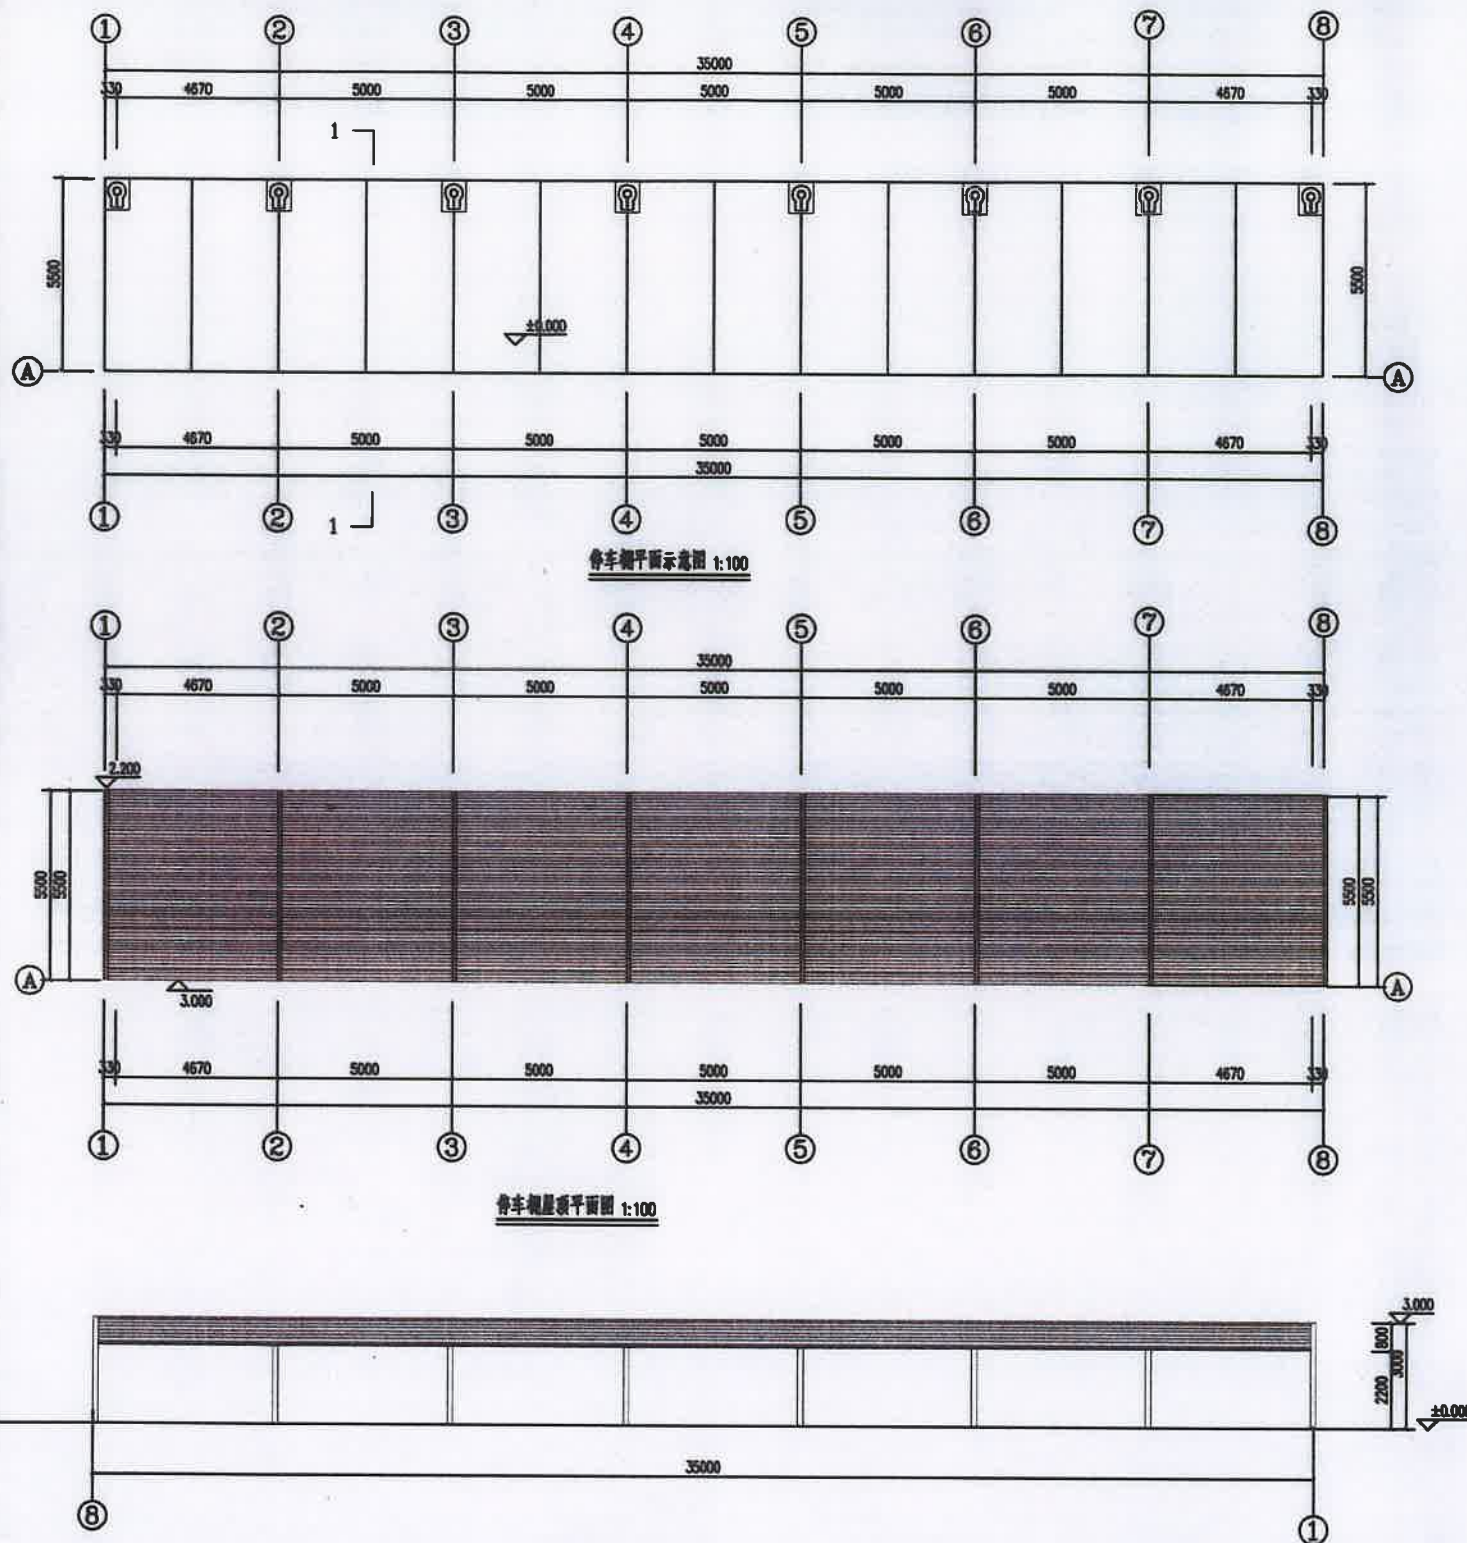


福建省工程勘察设计图纸专用章
福建天健工程设计有限公司
范围: 建筑工程
资质等级: 甲级 证号: A135008055
有效期至: 2028年12月11日

中华人民共和国一级注册建筑师
姓名: 李佐亮
注册号: 3500805-007
有效期至: 2026年06月



设计单位:	福建天健工程设计有限公司
设计证书编号:	A135008055
设计资质等级:	甲级
设计范围:	建筑工程
设计有效期:	2028年12月11日
设计人:	李佐亮
审核人:	
专业负责人:	
项目负责人:	
设计日期:	2025.05
设计图号:	04-03

    

设计单位: 			
福建天恒工程设计有限公司			
设计证书编号: A135008055			
设计资质证书: 甲级			
  			
注册执业证书: 030605055			
2028年12月11日			
注册执业证书:			
一级注册建筑师			
佐亮			
0005-007			
2026年06月			
			
注册执业证书:			
注册执业证书编号: FJSSJZ-1			
专业	暖通		
	给排水		
	电气		
	暖通		
注册执业证书: 厦门中化集团环保科技有限公司			
工程名称: 厦门中化集团环保科技有限公司可研项目、中化福建电业工程			
设计编号		电报	
图号: 中化电报一六平图 五图 1-1 中化电报及平图 中化			
专业	名称		
工程负责人	李德亮		
专业负责人	李德亮		
审核	李德亮		
校对	陈旭		
设计	陈飞雁		
制图	陈飞雁		
比例		图号	方法
日期	2025	图号	04-04
文件名		第 页	