

工程勘察 设计单位 出图专用章

单位名称	鼎正建筑设计有限公司
证书编号	A201118399
资质等级	甲级
业务范围	建筑行业(建筑工程)
有效期	至 2025年05月19日

中华人民共和国一级注册建筑师

姓名: 陈欣荣


注册号: 1114920-014

有效期: 至 2026年04月02日


设计编号:	DESIGN CONTRACT NO.	
建设单位:	CLIENT	厦门星火工业区开发有限公司
项目:	PROJECT NAME	污水处理用房、配电房、消防控制室、水泵房项目
子项目:	SUBPROJECT NAME	
图名:	DRAWING TITLE	总平面图
项目负责人:	PROJECT DIRECTOR	陈欣荣
专业负责人:	SPECIALIST SUPERVISOR	陈欣荣
审定人:	APPROVED BY	张利霞
审核人:	REVIEW BY	叶静洁
校对人:	CHECKED BY	曹丽娟
设计人:	DESIGNED BY	周志辉
专业:	STATS	建筑
比例:	SCALE	1:100
日期:	DATE	25.02
设计阶段:	DESIGN PHASE	施工图
版本号:	FILE NAME	第一版
图号:	DRAWING NO.	建方-01

厦门同安星火工业区开发有限公司经济技术指标表:			
序号	分项	数量	备注
1	建筑面积 (m²)	396.00	
其中	污水处理房 (m²)	99.00	
	配电房 (m²)	99.00	
	水泵房 (m²)	99.00	
	消控室 (m²)	99.00	
2	建筑占地面积 (m²)	396.00	
其中	污水处理房 (m²)	99.00	
	配电房 (m²)	99.00	
	水泵房 (m²)	99.00	
	消控室 (m²)	99.00	


- 图中 F 表示建筑物的层数, H 表示建筑物的高度, 本图采用 92 厦门坐标系 1985 国家高程基准,
- 本图除注明外, 余尺寸单位为米, 建筑坐标为外墙面交点, 建筑间距为外墙之间距离。
- 本工程绝对标高为黄海海拔标高, 单位为米。室内标高±0.000 相对于黄海高程详图示。具体以现场标高为准。
- 道路、场地向雨水井找坡, 雨水井位置详水施总平。
- 未注明坡度的排水坡均为 1%。
- 本项目施工前应整体放样对建筑物外围坐标点及场地标高进行复核, 确认与设计文件一致后方可施工。
- 合理选择绿化方式, 科学配置绿化植物, 并符合下列要求: 种植适应当地气候和土壤条件的植物, 满足 70% 以上种植采用乡土植物, 绿化物种应构成乔、灌、草及层间植物相结合的多层次植物群落。

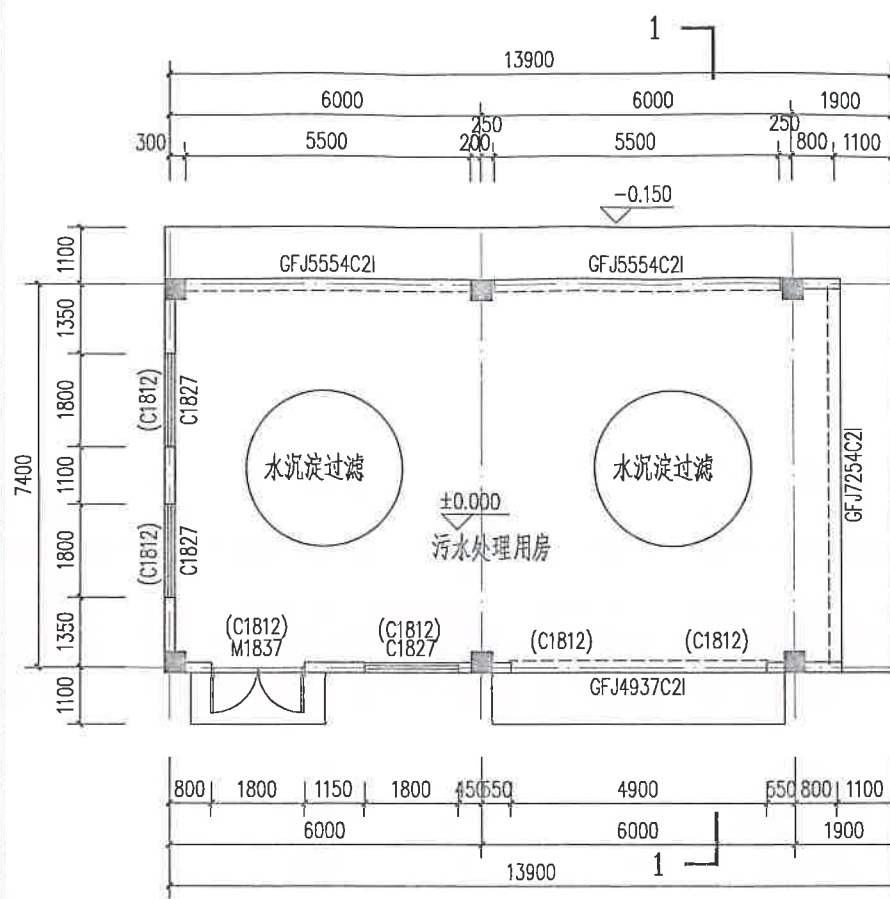


污水处理用房 一层平面图 1:100
污水处理用房面积99平方米

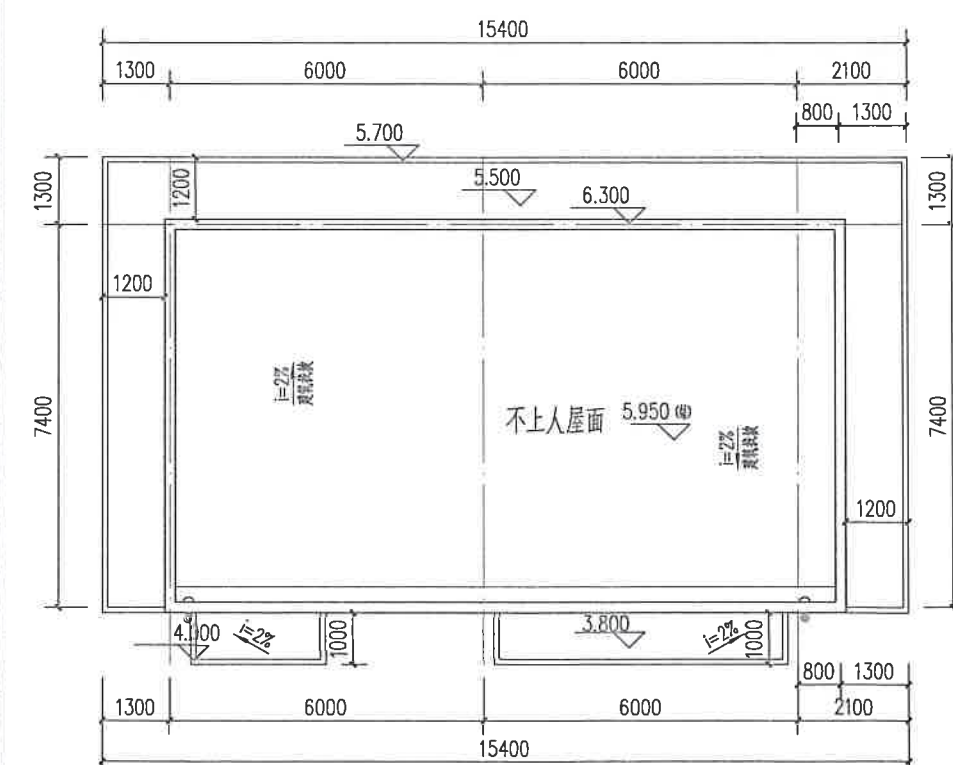


污水处理用房 屋面层平面图 1:100

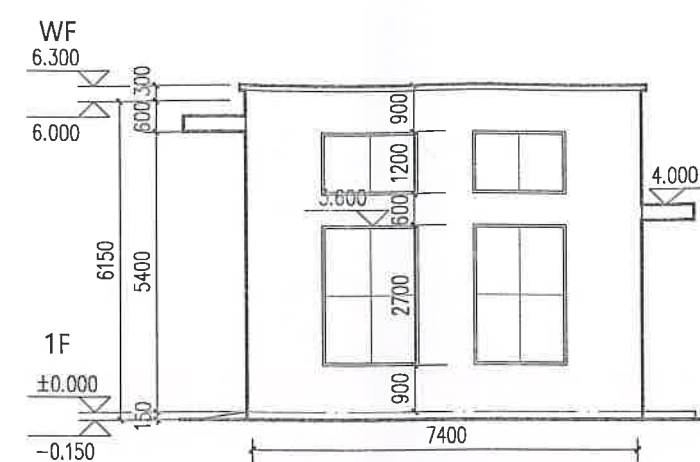


污水处理用房西立面图 1:100

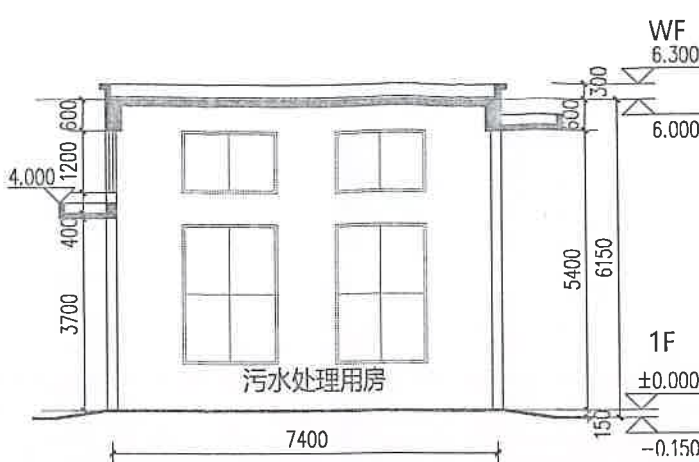

1-1剖面图 1:100

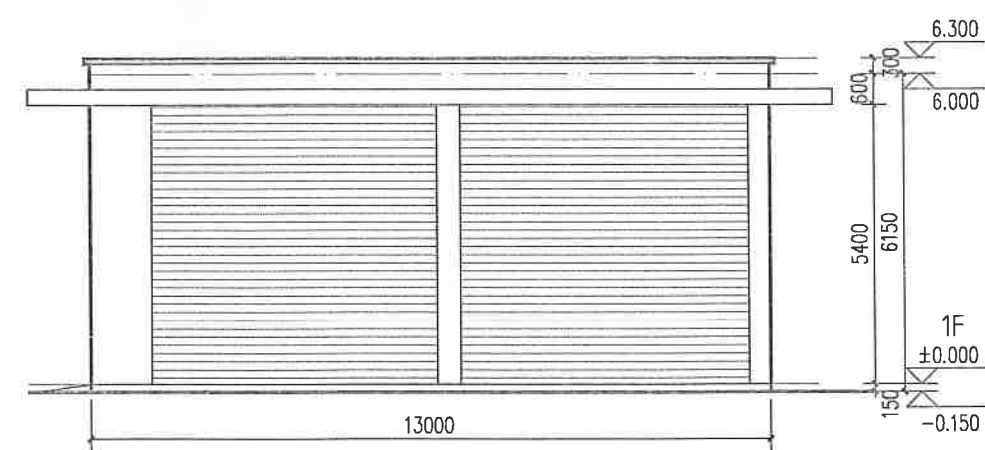

污水处理用房北立面图 1:100

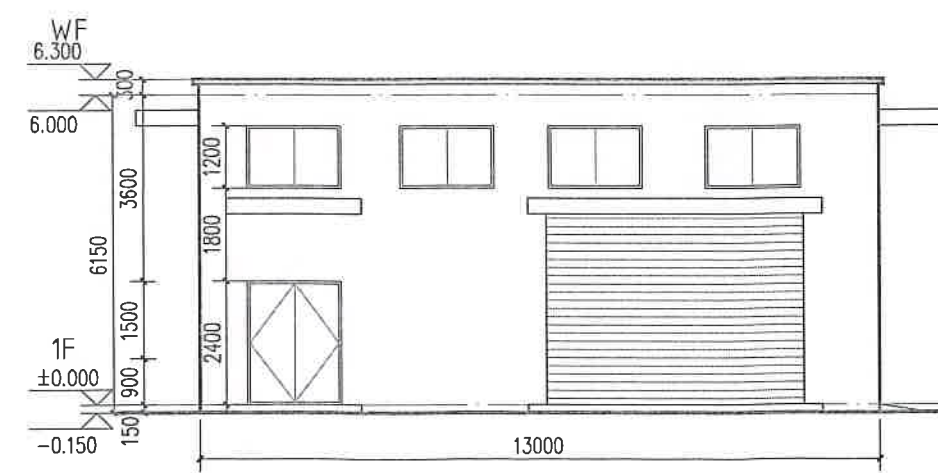

污水处理用房南立面图:100

鼎正建筑设计有限公司
DINGZHENG ARCHITECTURAL DESIGN CO., LTD.
设计证书编号: 1201119209
企业相关资质:
建筑行业 建筑工程设计 甲级
建筑行业 人防工程 乙级
建筑行业 道路工程 乙级
建筑行业 桥梁工程 乙级
建筑行业 给水工程 乙级
建筑行业 排水工程 乙级
建筑行业 热力工程 乙级
建筑行业 公共工程 乙级
建筑行业 燃气工程 乙级
建筑行业 电力工程 乙级
建筑行业 送电工程 乙级
建筑行业 农业综合开发工程 乙级
地址: 厦门市思明区思明南路122号企业孵化中心二楼
电话: 0592-6000660

公司图章:
COMPANY SEAL


工程勘察设计单位出图专用章
单位名称: 鼎正建筑设计有限公司
证书编号: A26112209 资质等级: 甲级
业务范围: 建筑行业(建筑工程)
有效期: 至2025年05月19日

注册执业章:
REGISTERED SEAL

中华人民共和国一级注册建筑师
姓名: 陈欣荣
注册号: 6114020-014
有效期: 至2026年04月02日




设计编号:	DESIGN CONTRACT NO.	
建设单位:	CLIENT	厦门星火工业区开发有限公司
项目:	PROJECT NAME	
子项目:	SUBPROJECT NAME	污水处理用房、配电房、消防控制室、水泵房项目
图名:	DRAWING TITLE	污水处理用房平立剖面图
项目总负责人:	PROJECT DIRECTOR	陈欣荣 陈欣荣
专业负责人:	SPECIALIST IN CHARGE	陈欣荣 陈欣荣
审定人:	REVIEWED BY	张利霞 张利霞
审核人:	REVIEW BY	叶群浩 叶群浩
校对人:	CHECKED BY	曹晓娟 曹晓娟
设计人:	DESIGNED BY	周志辉 周志辉
专业:	DEPT	建筑
比例:	SCALE	1:100
日期:	DATE	25.02
设计阶段:	DESIGN PHASE	施工图
版本号:	VERSION	第一版
图号:	DRAWING NO.	建方-02

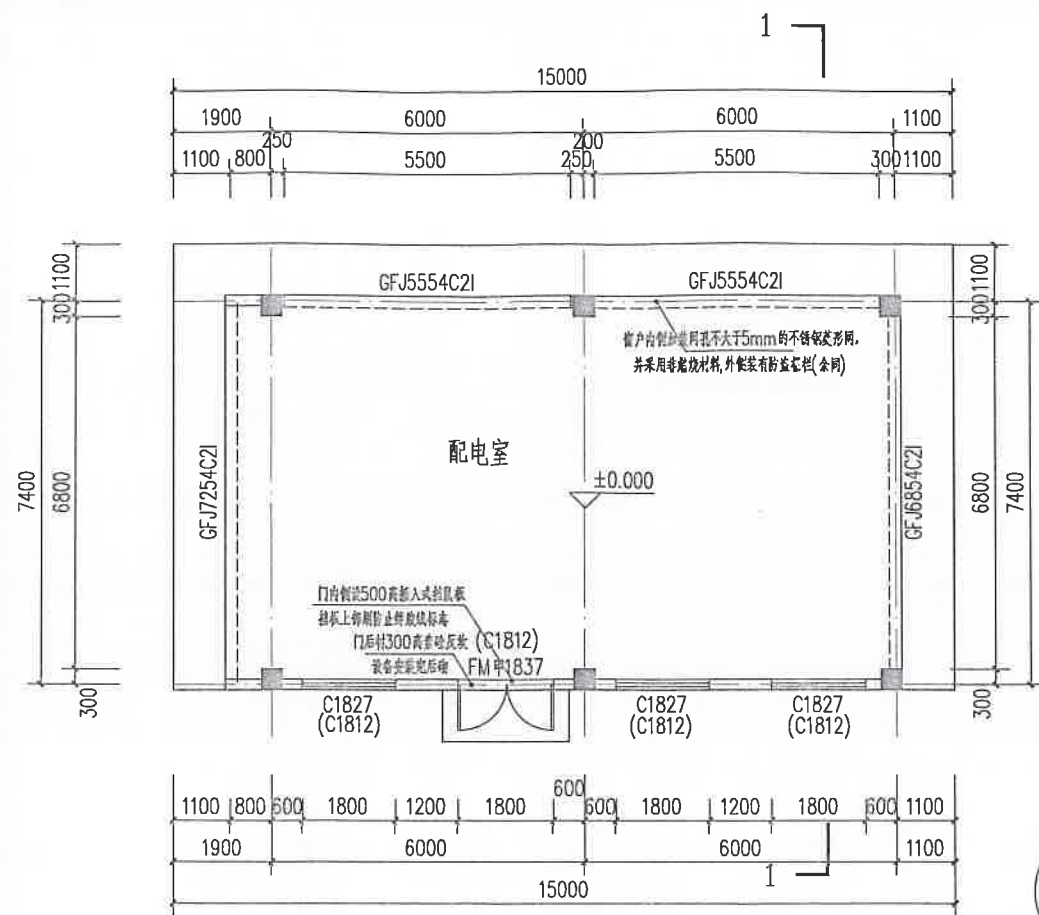


配电室 一层平面图:100



配电室面积99平方米

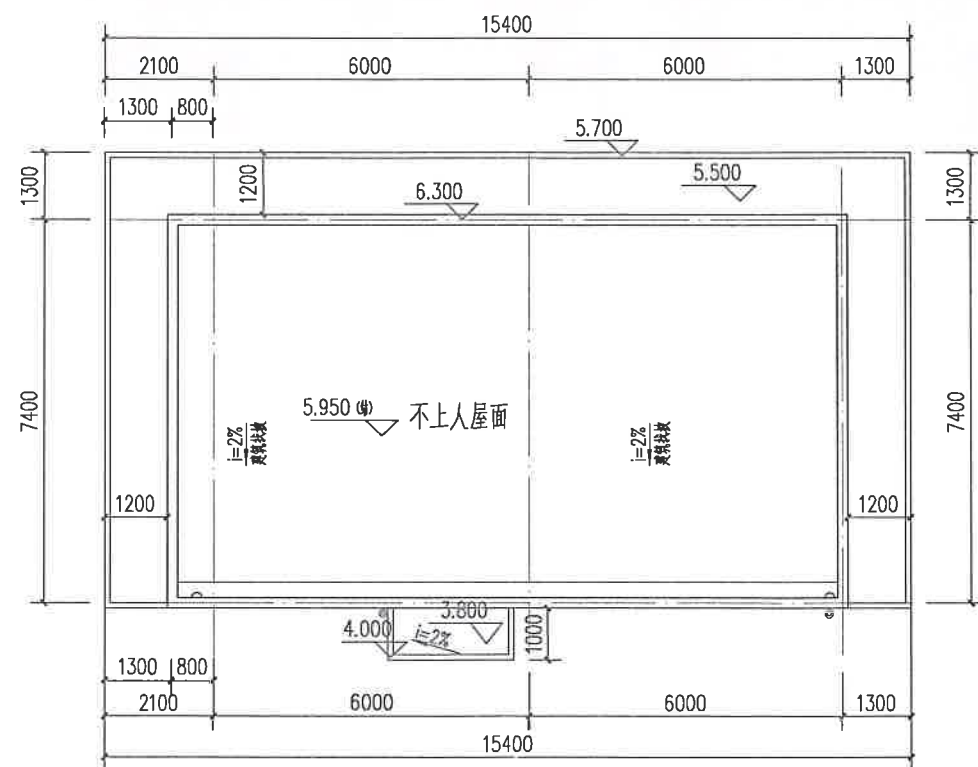


配电室 屋面层平面图 1:100

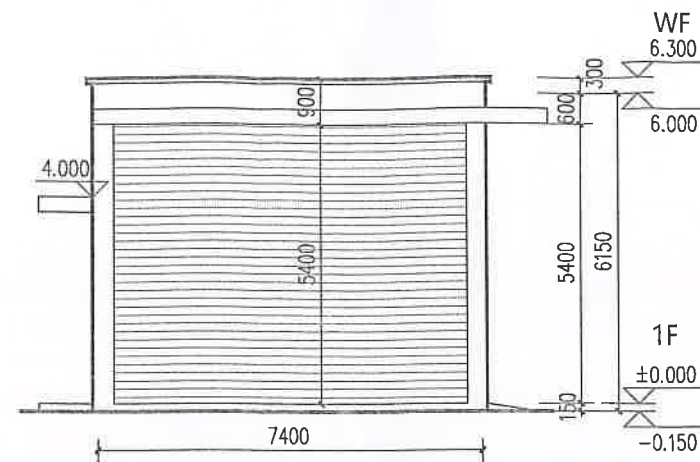

配电室东立面图 1:100

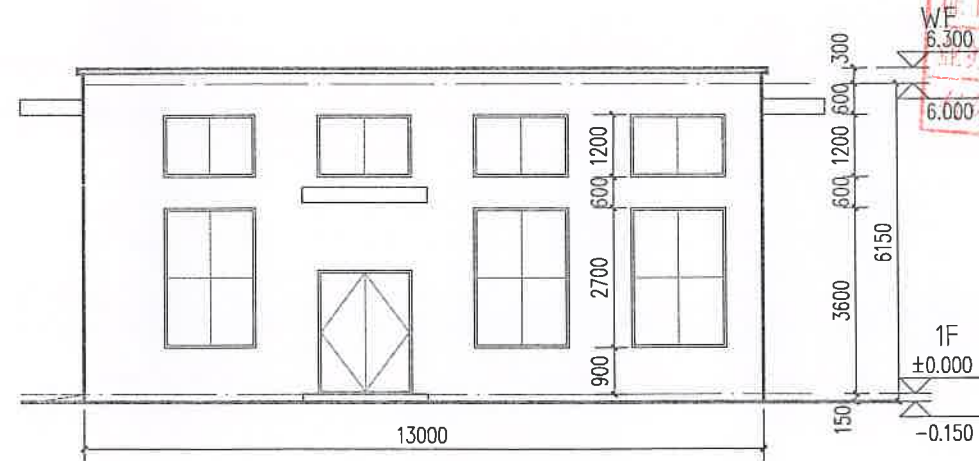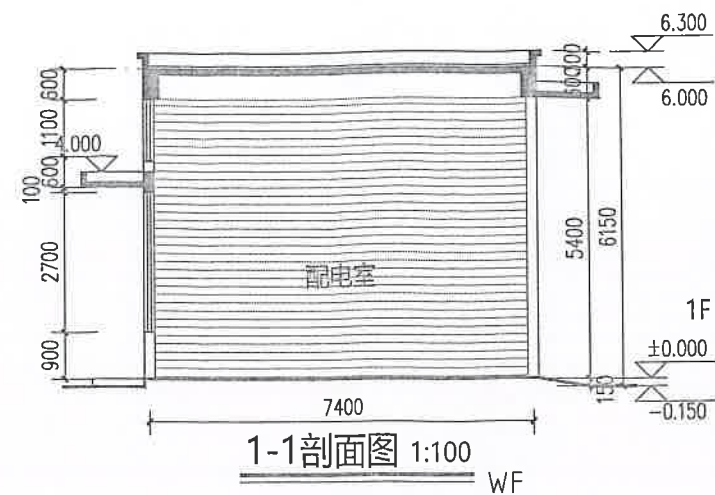

配电室南立面图 1:100

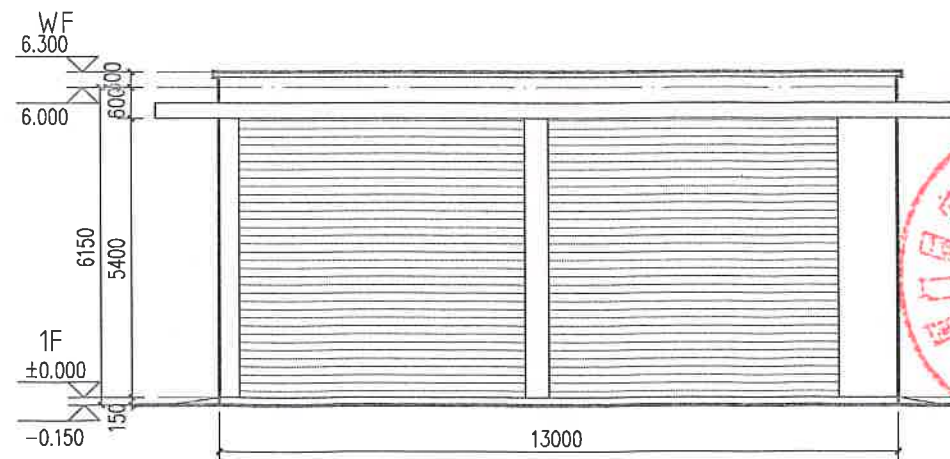

配电室北立面图 1:100

建筑设计单位:
ARCHITECTURAL DESIGN UNIT



鼎正建筑设计有限公司
DINGZHENG ARCHITECTURAL DESIGN CO., LTD.


设计任务书编号: A261119200

企业相关资质


建筑行业	建筑工程设计	甲级
建筑行业	人防工程	乙级
风景园林	工程设计专项	乙级
市政行业	道路工程设计	乙级
市政行业	桥梁工程设计	乙级
市政行业	排水工程设计	乙级
市政行业	给水工程设计	乙级
市政行业	环境卫生工程	乙级
市政行业	热力工程	乙级
市政行业	公共交通工程	乙级
电力行业	输变电工程	乙级
电力行业	电气工程	乙级
水利行业	水电工程	乙级
农林行业	农业综合开发生态工程	乙级

地址: 陕西省西安市阎良区凤栖路街道办通广企业孵化中心二楼
电话: 029-89309660


公司图章:
COMPANY SEAL

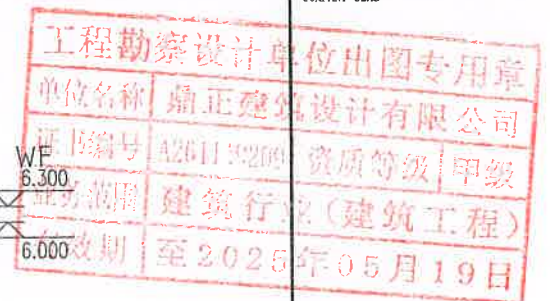


注册执业章：
REGISTERED SEAL

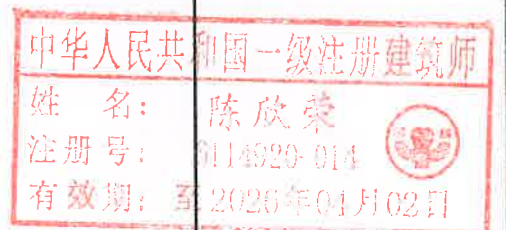


设计编号: DESIGN CONTRACT NO.			
建设单位: CLIENT		厦门星火工业区开发有限公司	
项目: PROJECT NAME			
子项目: SUBPROJECT NAME		污水处理用房、配电房 消防控制室、水泵房项目	
图名: DRAWING TITLE		配电室平面剖面图	
项目总负责人 PROJECT DIRECTOR	陈欣荣	陈欣荣	
专业负责人 SPECIALIST RESPONSIBLE	陈欣荣	陈欣荣	
审定人 APPROVED BY	张利霞	张利霞	
审核人 REVIEW BY	叶群浩	叶群浩	
校对人 CHECKED BY	曹娟娟	曹娟娟	
设计人 DESIGNED BY	周志辉	周志辉	
专业: STARTS	建筑	设计阶段: DESIGN STAGE	施工图
比例: SCALE	1:100	版本号: FILE NAME	第一版
日期: DATE	25. 02	图号: DRAWING NO.	建方-03

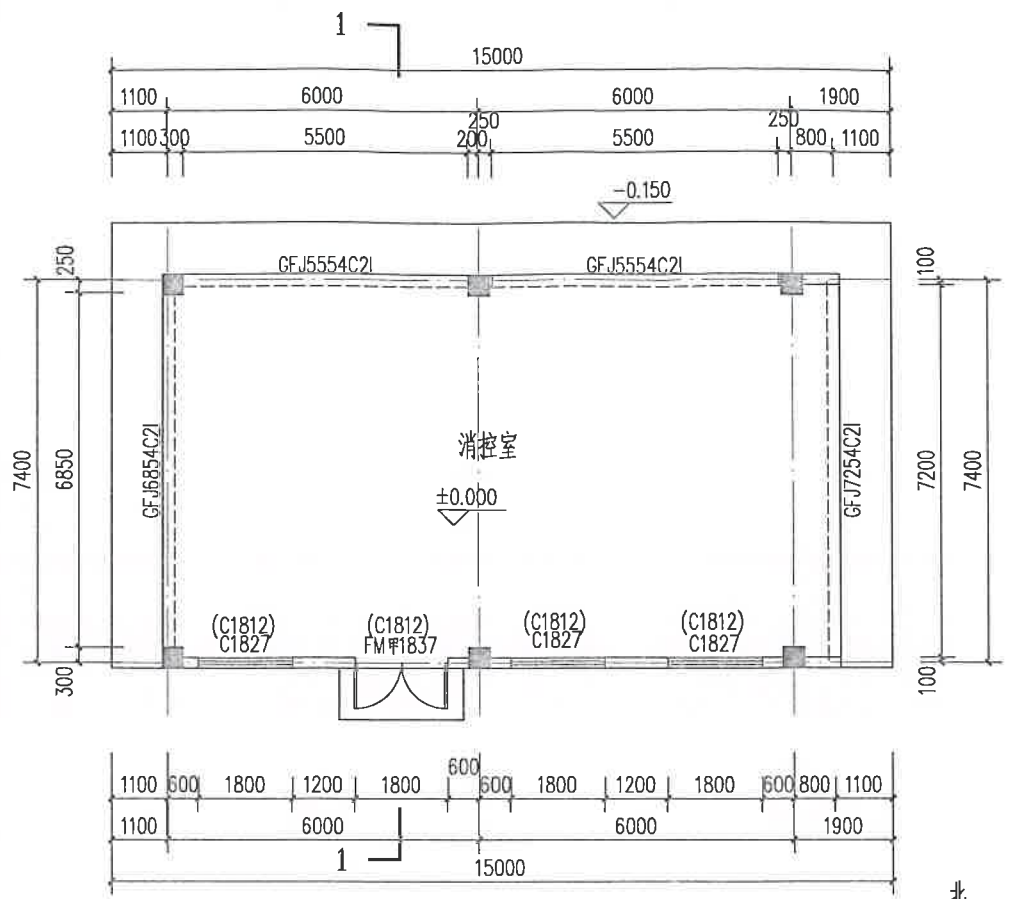


消控室 一层平面图:100
消防控制室面积99平方米

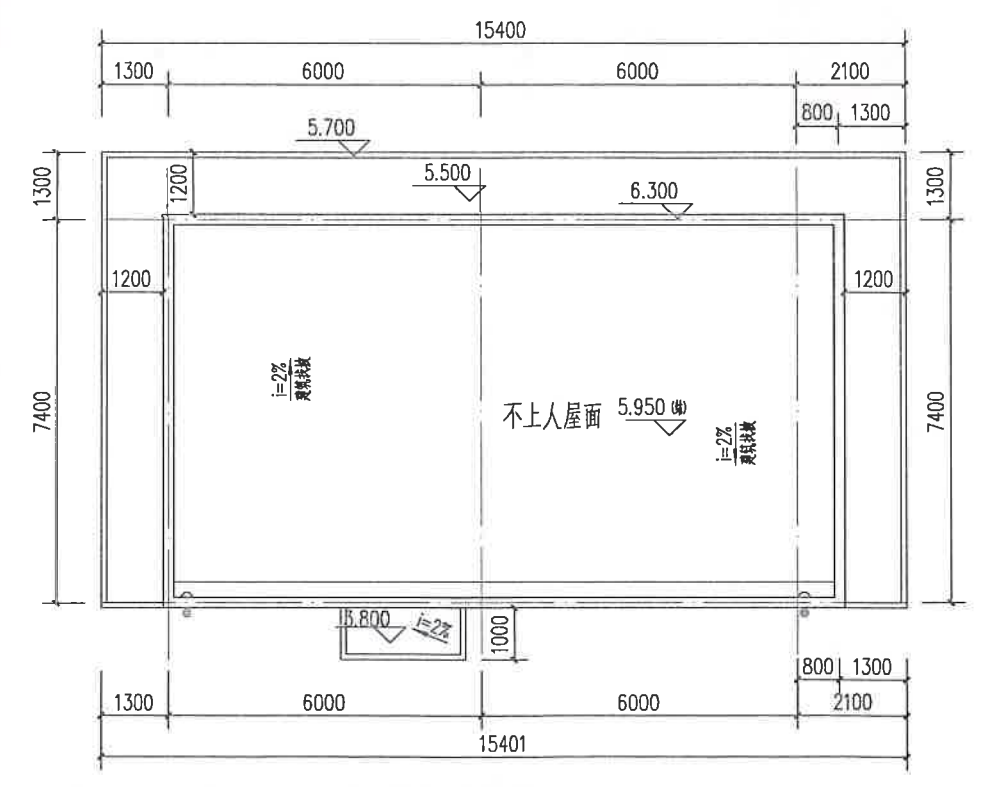


消控室 屋面层平面图 1:100

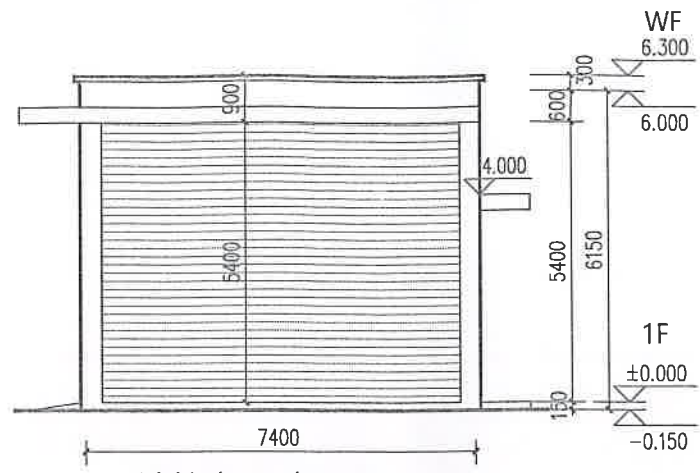


消控室 西立面图 1:100

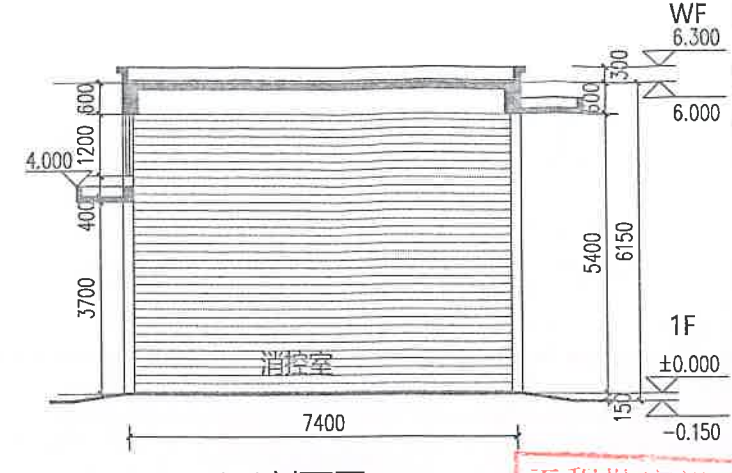

1-1剖面图 1:100

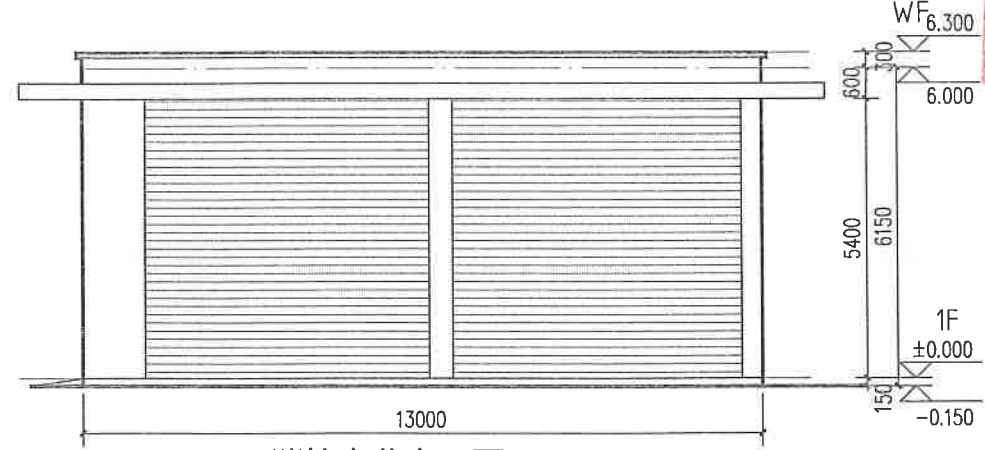

消控室北立面图 1:100

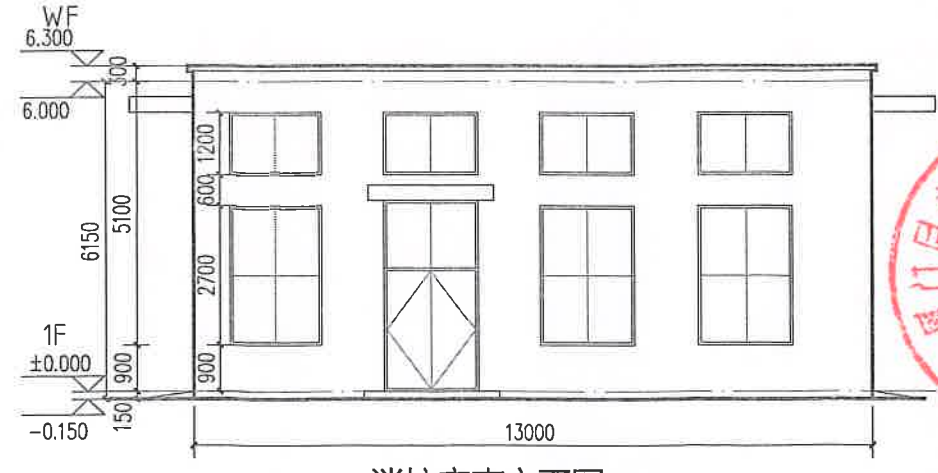

消控室南立面图 1:100

建筑设计单位:
ARCHITECTURAL DESIGN UNIT

鼎正建筑设计有限公司
DINGZHENG ARCHITECTURAL DESIGN CO., LTD.

设计证书号: A20111009

业务范围: 建筑行业(建筑工程)

有效期至: 2025年05月19日

注册执业章:
REGISTERED SEAL


中华人民共和国一级注册建筑师

姓名: 陈欣荣

注册号: 6114920-014


有效期至: 2026年04月02日

设计编号:	DESIGN CONTRACT NO.	
建设单位:	CLIENT	厦门星火工业区开发有限公司
项目:	PROJECT NAME	
子项目:	SUBPROJECT NAME	污水处理用房、配电房 消防控制室、水泵房项目
图名:	DRAWING TITLE	消控室平立面图
项目总负责人:	PROJECT DIRECTOR	陈欣荣
专业负责人:	SPECIALIST	陈欣荣
审定人:	AUTHORED BY	张利霞
审核人:	REVIEW BY	叶群浩
校对人:	CHECKED BY	曹颖娟
设计人:	DESIGNED BY	周志辉
专业:	STATUS	建筑
比例:	SCALE	1:100
日期:	DATE	25.02
	版本号:	第一版
	图号:	建方-04

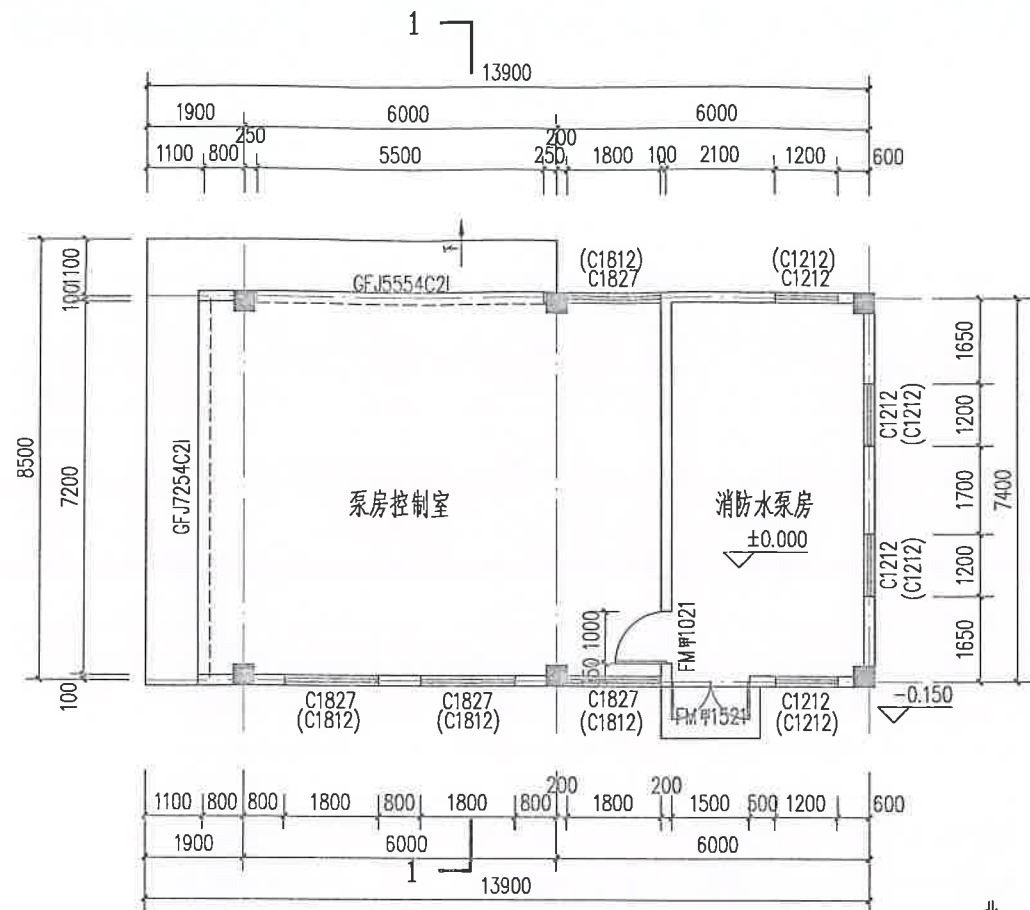


消防水泵房 一层平面图 1:100


消防水泵房面积99平方米

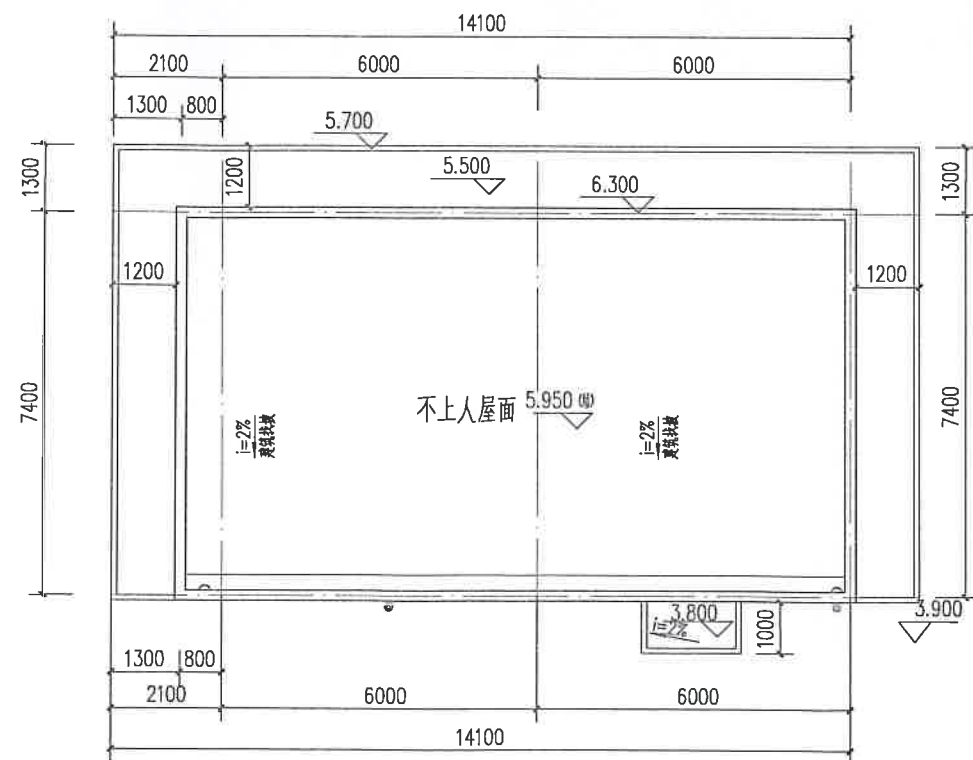

消防水泵房 屋面层平面图 1:100

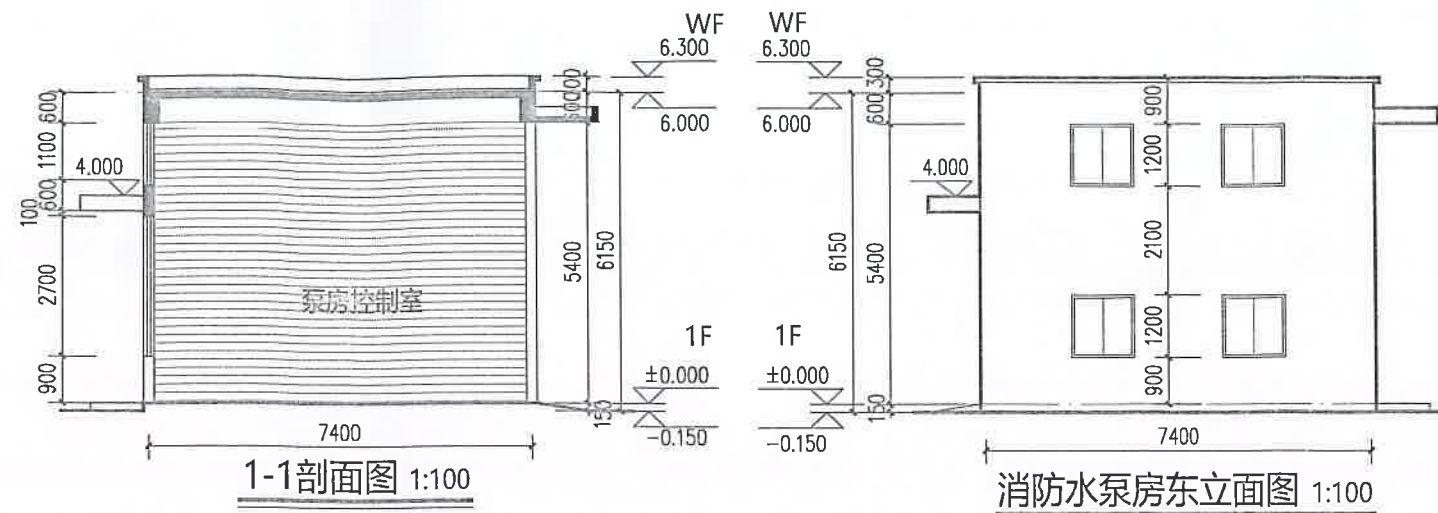

消防水泵房北立面图 1:100

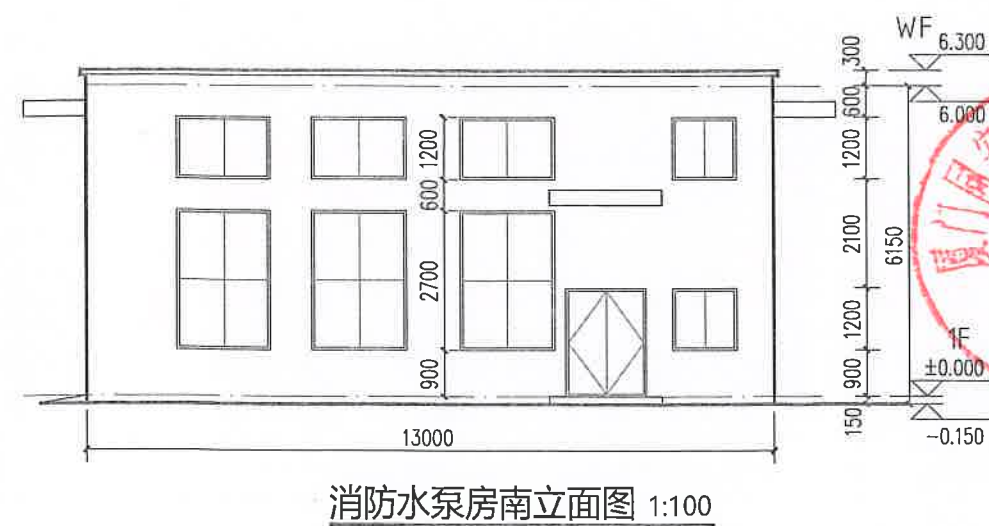

消防水泵房南立面图 1:100

建筑设计单位:
ARCHITECTURAL DESIGN UNIT



鼎正建筑设计有限公司
DINGZHENG ARCHITECTURAL DESIGN CO., LTD.


设计证书编号: A20110309

企业相关资质


设计专业	设计等级	甲类
建筑行业	建筑设计	乙级
建筑行业	人防工程	乙级
建筑行业	消防工程	乙级
建筑行业	给排水工程	乙级
建筑行业	暖通工程	乙级
建筑行业	电气工程	乙级
建筑行业	弱电工程	乙级
建筑行业	幕墙工程	乙级
建筑行业	装饰工程	乙级
建筑行业	园林工程	乙级
建筑行业	环境工程	乙级
建筑行业	市政工程	乙级
建筑行业	交通工程	乙级
建筑行业	能源工程	乙级
建筑行业	环保工程	乙级
建筑行业	农业工程	乙级
建筑行业	林业工程	乙级
建筑行业	渔业工程	乙级
建筑行业	畜牧业工程	乙级
建筑行业	其他工程	乙级

地址: 广东省深圳市福田区福安路100号金领中心B座
电话: 029-63006660

公司印章:
COMPANY SEAL

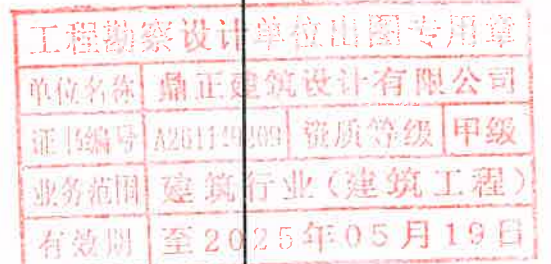

注册执业章:
REGISTERED SEAL

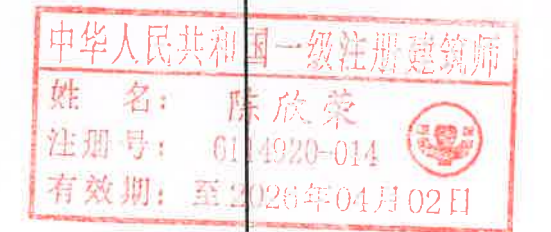

设计编号: DESIGN CONTRACT NO.	
建设单位: CLIENT	厦门星火工业开发 有限公司
项目: PROJECT NAME	
子项目: SUBPROJECT NAME	污水处理用房、配电房 消防控制室、水泵房项目
图名: DRAWING TITLE	消防水泵房平面剖面图
项目负责人: PROJECT DIRECTOR	陈欣荣
专业负责人: DISCIPLINE RESPONSIBLE	陈欣荣
审定人: APPROVED BY	张利霞
审核人: REVIEW BY	叶群浩
校对人: CHECKED BY	曹振峰
设计人: DESIGNED BY	周志辉
专业: DISCIPLINE	建筑
比例: SCALE	1:100
日期: DATE	25.02
设计阶段: DESIGN PHASE	施工图
版本号: FILE NAME	第一版
图号: DRAWING NO.	建方-05