

 建筑工程设计甲级证书编号： A144055561 城乡规划编制甲级资质证书编号： [建]城规编（161384） 给水、排水、桥梁、道路、 园林、人防工程设计乙级 证书编号：A244007828	广州博厦建筑设计研究院有限公司 GUANGZHOU BOSHA INSTITUTE OF ARCHITECTURAL DESIGN CO.,LTD.		业务号 Project No.	
	建设单位 Client	厦门市美科安防科技股份有限公司	专 业 Discipline	
	工程名称 Project Name	厦门市美科安防科技股份有限公司 1#厂房屋顶太阳能支架钢结构工程	子项编号 Sub-Project No.	
	图纸名称 Drawing Title		设计阶段 Stage	
	图纸需经相关图审机构审查合格后方可用于施工公示图纸仅作为设计论证，后期以实际审查通过图纸为准。		图 号 Drawing No.	
			日 期 Date	


图 纸 目 录
Drawing List

序号 S.N	图纸名称 Drawing Title	图 号 Drawing No.	图 幅 Size	备 注 Comments
00	图纸目录			
01	总平面图	JS-01		
02	1#厂房光伏屋面平面图	JS-02		
03	光伏屋面结构布置图	JS-03		
04	厂房1-1剖面图	JS-04		
05	光伏刚架剖面图	JS-05		
06	①-⑮轴立面图	JS-06		
07	⑮-①轴立面图	JS-07		
08	①-A轴立面图	JS-08		
09	A-①轴立面图	JS-09		
10				
11				
12				
13				
14				
15				
16				
17				
18				
19				
20				
21				
22				
23				
24				
25				



注：1、除特别标注外，本图所示高程均为绝对高程。
2、屋面增设光伏后，不作为使用空间使用，按照消防技术规定增设消防设施，满足新增建设面积防火要求。


序号	名称	1#厂房
1	总建筑面积	5000m²
2	光伏设施投影面积	5000m²
3	光伏设施高度（最高点）	4.2m

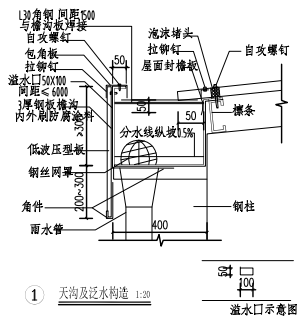


① 天沟及泛水构造 1:20

此照会必須經市國稅局稽查分科審查並經該局稽檢部門審查合格後方可施工


[illegible]

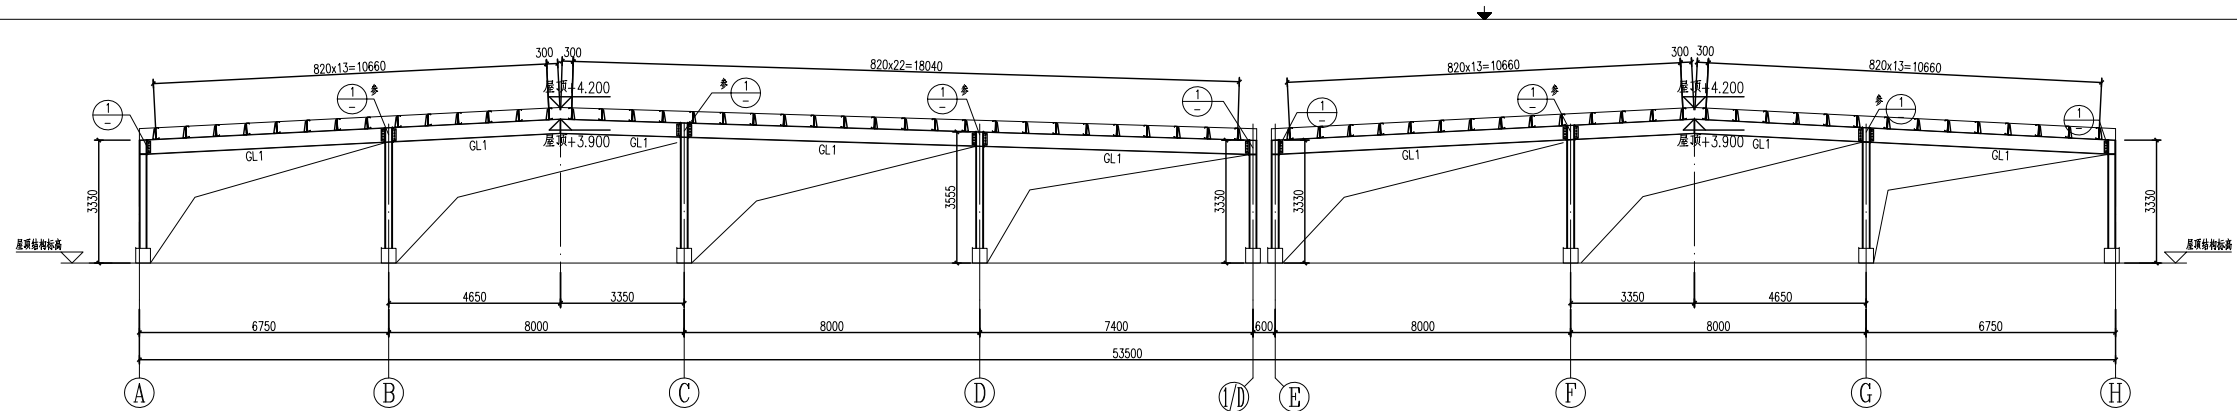


1-1 剖面图

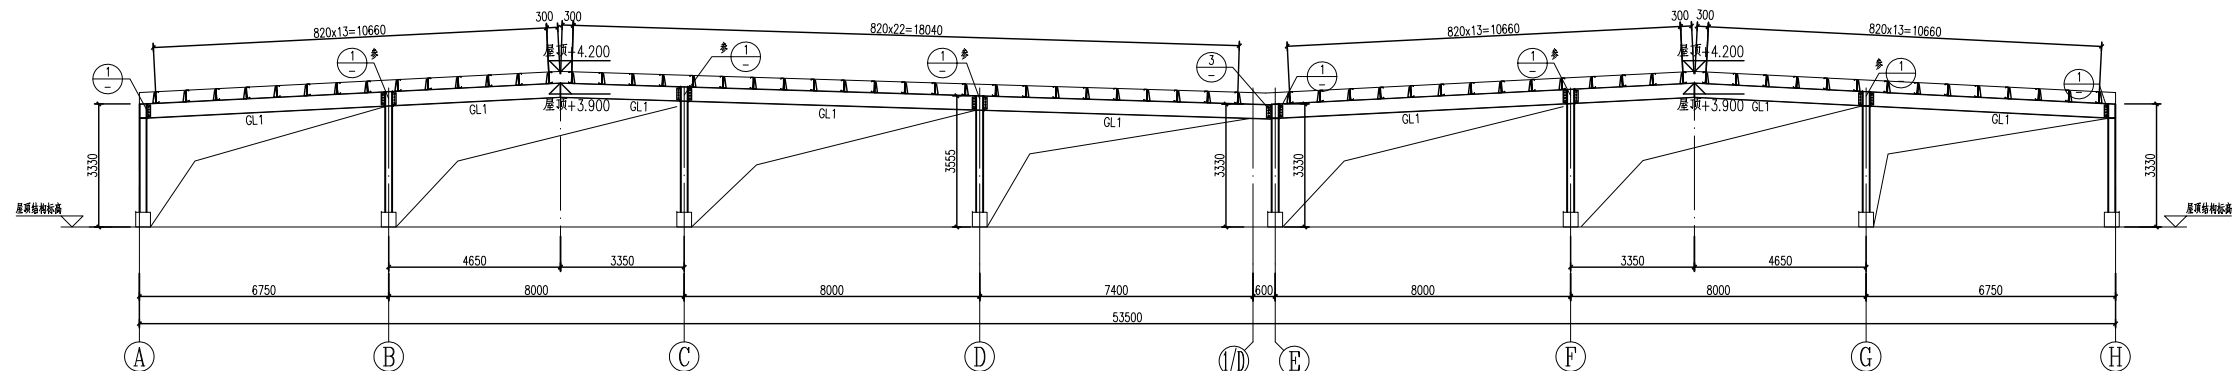


1a-1a 剖面图

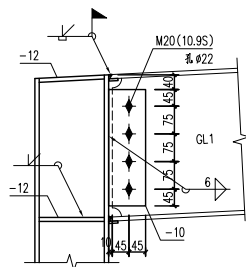



① GL 1 与刚架柱连接节点

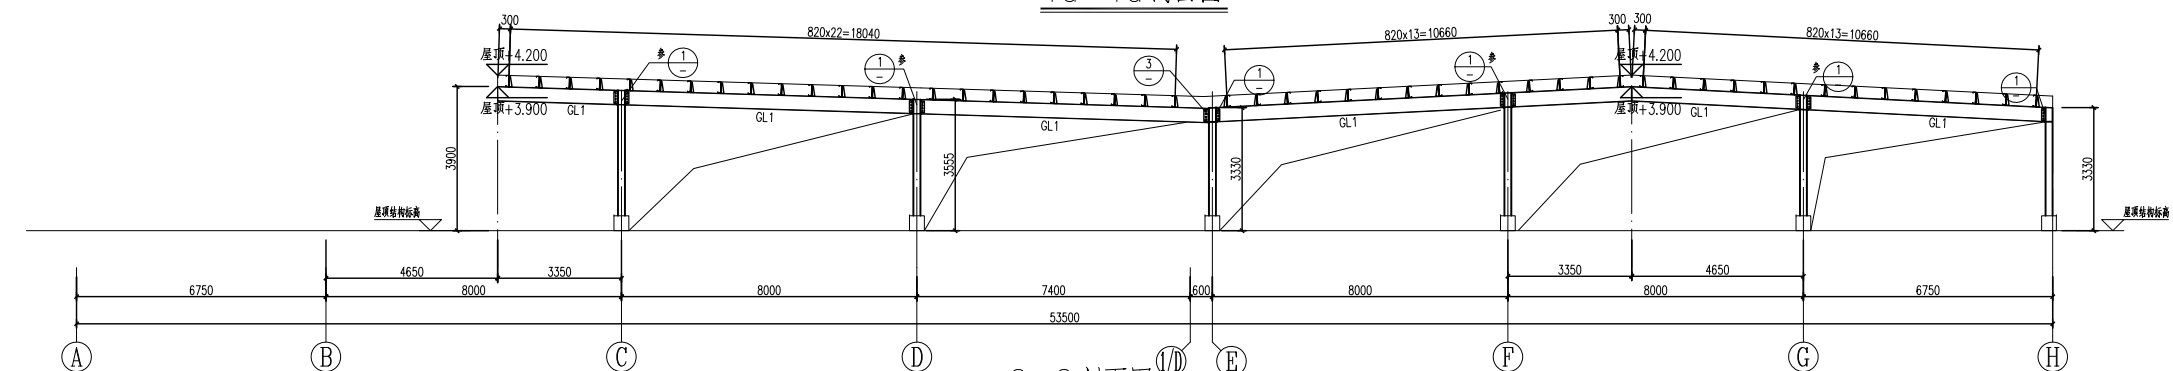


2-2 剖面图

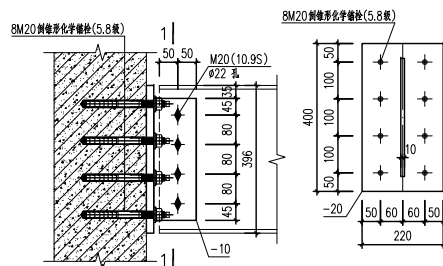


② GL1 与砼结构铰接节点

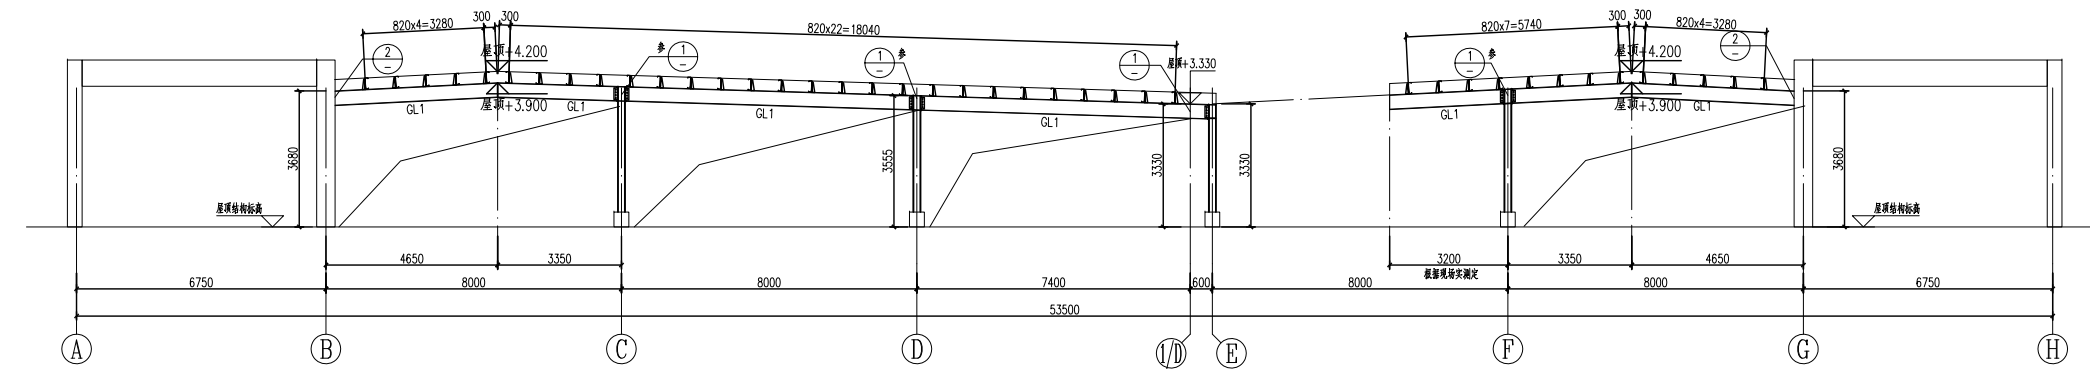 

3-3 剖面图

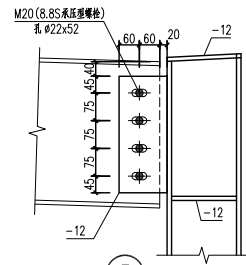

③

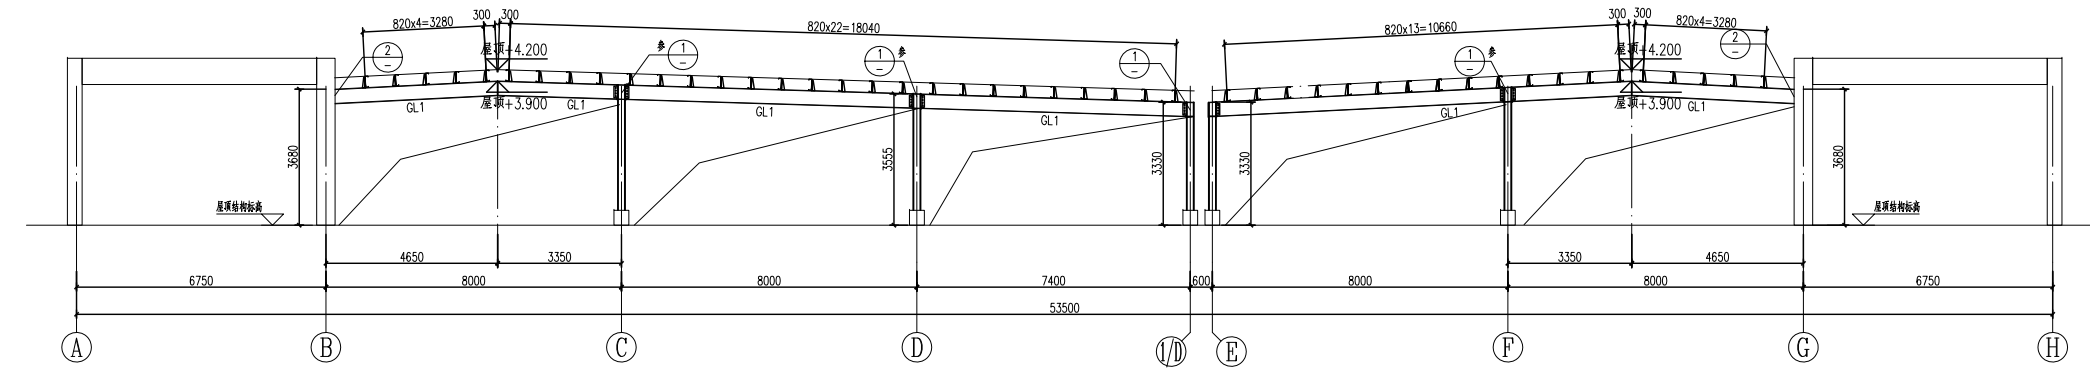

4—4 剖面图

备注
COMMENTS

[illegible]



原厂房立面


此图纸必须经图纸审查机构审查合格盖章并经消防审验部门审查合格盖章后方可施工



原厂房立面


此图纸必须经图纸审查机构审查合格盖章并经消防审批部门审查合格盖章后方可施工

各 类	建 筑 Architecture	暖 通 HVAC		
Confirmed by	结 构 Structure	强 电 Electrical		
	给 水 Plumbing	弱 电 ELV		

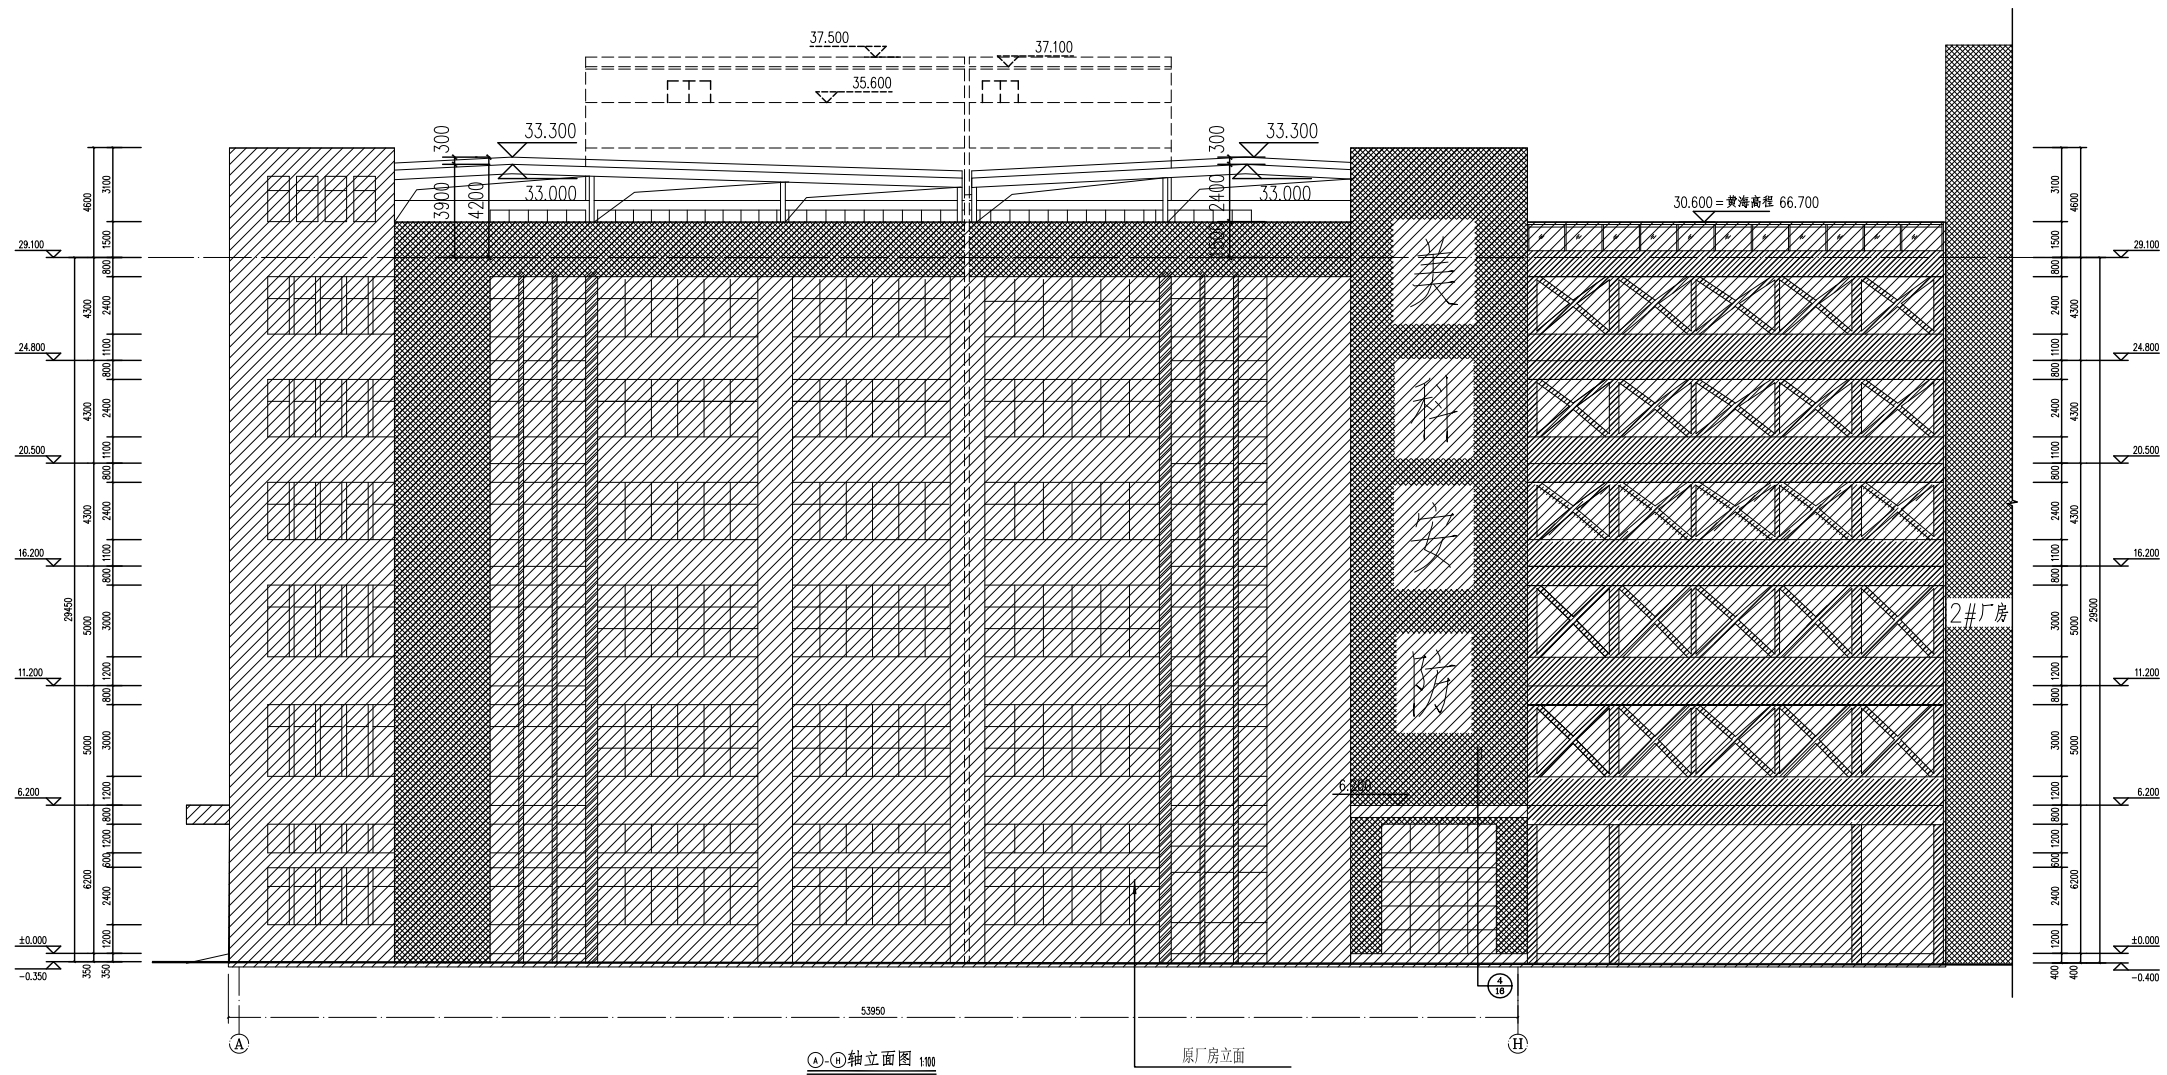

设计单位 设计编号 设计日期			
广州博夏建筑设计研究院有限公司 GUANGDONG ACADEMY OF DESIGN, LTD. 中国广东省广州市天河区			
证书 证书编号		建筑工程设计资质证书编号: A14605201 人防、给排水、暖通、道路、园林、人防工程设计乙级 证书编号: A146052012 城市规模编制资质证书编号: 证书编号: A14605201	
建设单位		广州市美来安科技股份有限公司	
工程名称 工程类别		广州美来安安防科技股份有限公司 广州美来安安防科技股份有限公司 广州美来安安防科技股份有限公司	
工程编号		子项编号	
审 定		原图实	
审核人		张洪	
审批人		张洪	
专业负责人 Project manager		辛东	
专业负责人 Professional manager		辛东	
校 对		张洪	
校 对 人		张洪	
设 计 designer		高延云	
图纸名称 Drawing title		①—①独立面图	
版 次 Revision		方 案	图 号
比 例 Scale		1:100	日期
			2025.06
注册建筑师 [Stamp of Registration]			
设计出图专用章 [Stamp of design unit]			

各 类	建 筑 Architecture	暖 通 HVAC		
Confirmed by	结 构 Structure	强 电 Electrical		
	给 水 Plumbing	弱 电 ELV		

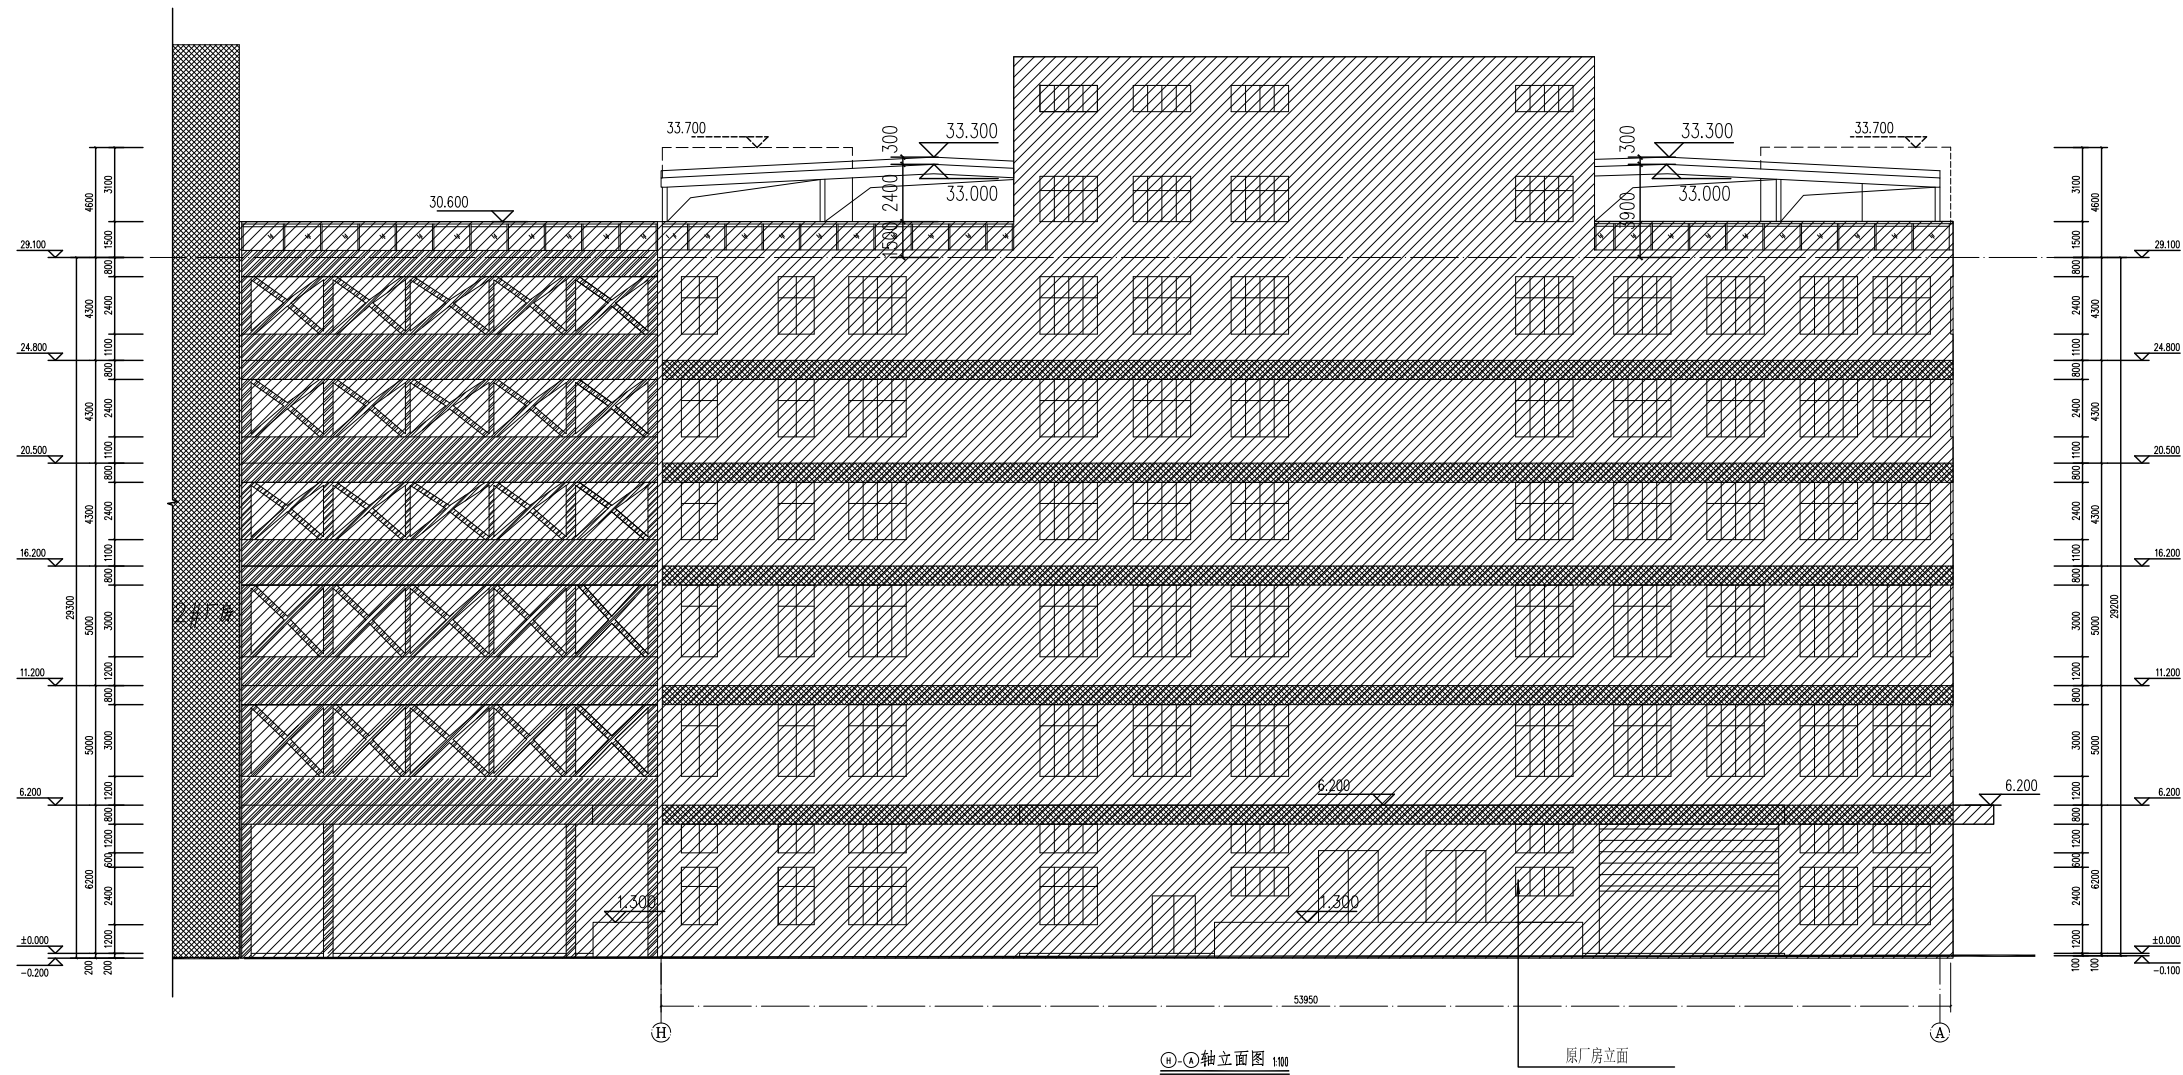

证书 CERTIFICATE					
设计单位 DESIGNER  广州博源建筑设计研究院有限公司 GUANGZHOU BOREON ARCHITECTURAL DESIGN INSTITUTE CO., LTD.					
证书 CERTIFICATE					
建造工程设计师职业资格证书编号：A146020061 姓名：胡永、廖敏、张林、人工智能设计乙能 证书编号：A146020728 城市区域规划师职业资格注册编号： 前执业编号字14602035					
建设单位 Client					
项目名称 Project Name					
工程编号 Project No.					
专业负责人 Professional Manager					
校对 Checked by					
设计 Design					
图纸名称 Drawing Name					
专业 Specialty					
图次 Sheet No.					
比例 Scale					
注册执业年限 Range of design unit					