

# 厦门宏高货运有限公司

## 屋面分布式光伏发电豁免项目

四川省建设工程设计出图专用章  
中科科航工程设计有限公司  
资质等级范围:工程设计建筑行业(建筑工程)甲级  
工程设计风景园林工程专项甲级;工程设计公路行业公路专业乙级  
资质证书编号:A151010761 有效期至:2027年09月28日




中华人民共和国一级注册建筑师  
姓名: 魏军强  
注册号: 5101076-016  
有效期: 至2026年10月





|     |    |    |
|-----|----|----|
| 专业  | 姓名 | 日期 |
| 电气  |    |    |
| 暖通  |    |    |
| 给排水 |    |    |
| 结构  |    |    |
| 建筑  |    |    |

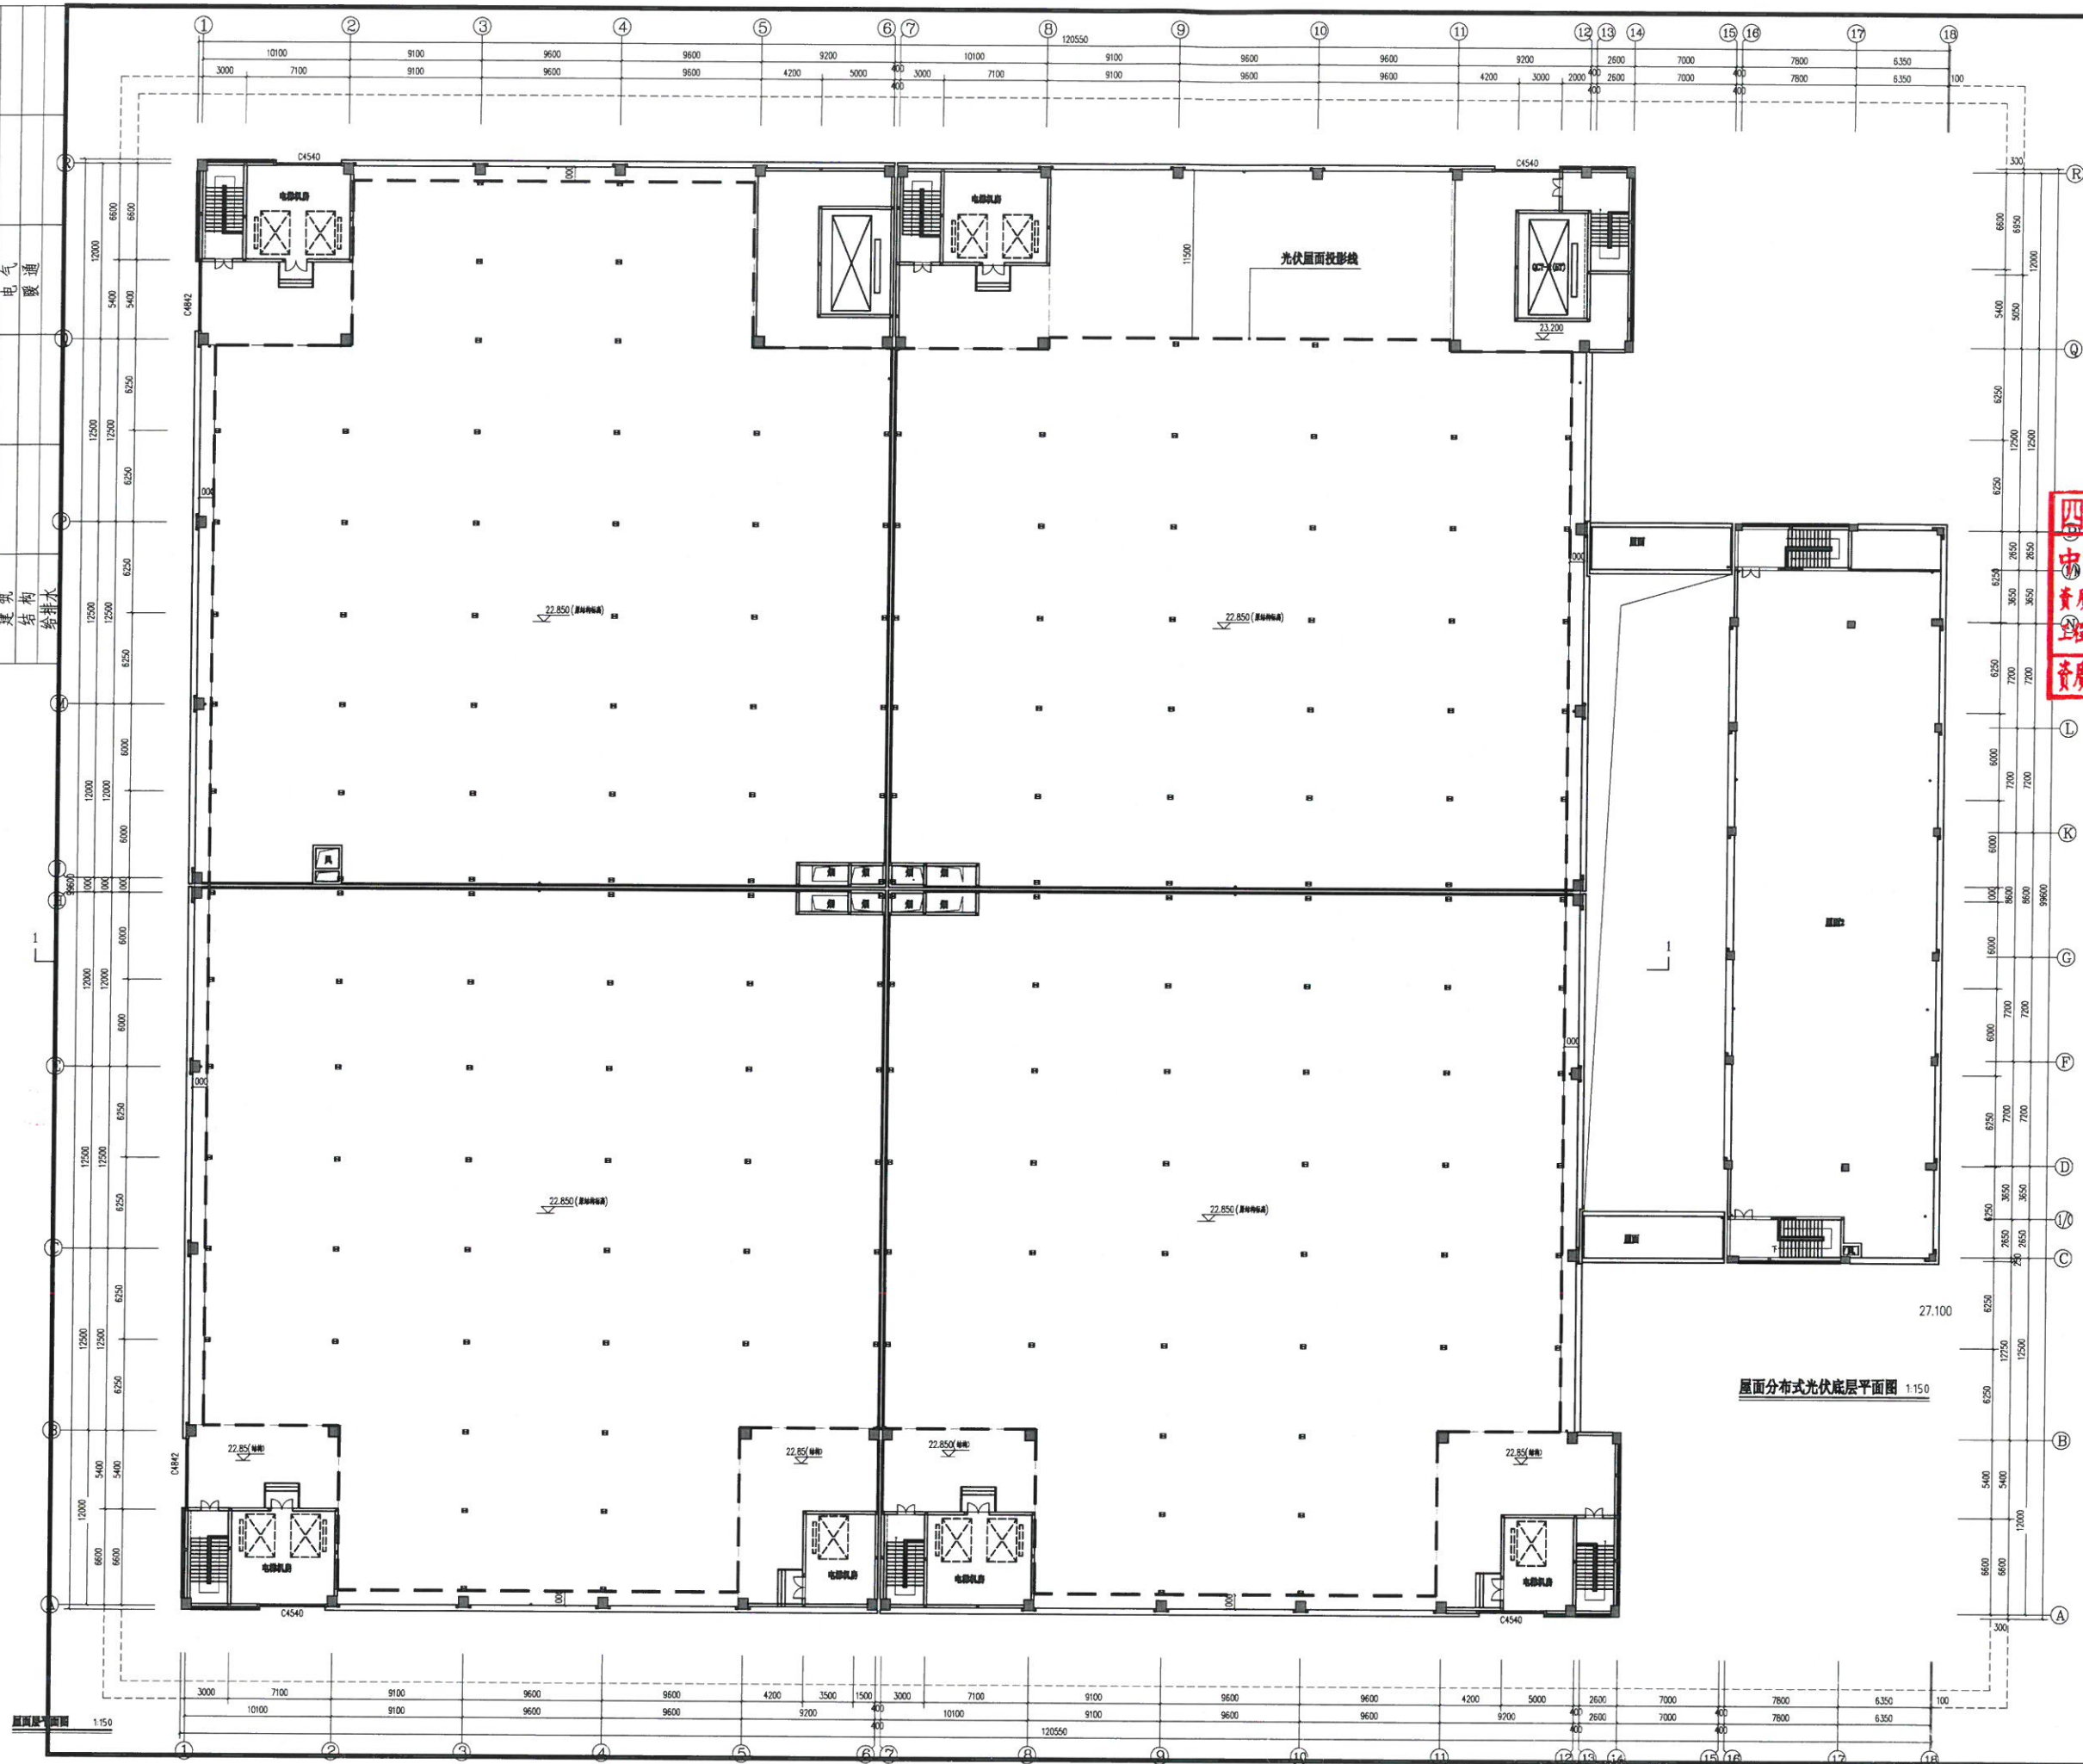

中科科航

全过程工程咨询服务商

中科科航工程设计有限公司  
建筑行业(建筑工程)甲级;  
风景园林工程设计专项甲级  
证书编号: A151010761  
市政行业(桥梁工程、道路工程、给水工程、  
排水工程)专业乙级;  
证书编号: A251010768  
公路行业(公路)专业乙级  
证书编号: A151010761(临)

施工图审查批准单位:

四川省建设工程设计出图专用章

中科科航工程设计有限公司

资质等级范围: 工程设计与建筑行业(建筑工程)甲级

工程设计与风景园林工程专项甲级; 工程设计公路行业公路专业乙级

资质证书编号: A151010761 有效期至: 2027年09月28日

注册执业章:

中华人民共和国一级注册建筑师

姓名: 魏军强

注册号: 5101076-016

有效期至: 2026年10月

建设单位:

厦门宏高货运有限公司

项目名称:

厦门宏高货运有限公司

屋面分布式光伏发电工程

图名:


底层平面图

|       |     |     |
|-------|-----|-----|
| 审定    | 丛军英 | 丛军英 |
| 项目负责人 | 魏军强 | 魏军强 |
| 专业负责人 | 魏军强 | 魏军强 |
| 审核    | 陈旭侃 | 陈旭侃 |
| 校对    | 刘晨曦 | 刘晨曦 |
| 设计    | 赵祥森 | 赵祥森 |
| 制图    | 赵祥森 | 赵祥森 |

|      |         |
|------|---------|
| 工程编号 |         |
| 图别   | 方案      |
| 图号   | 02      |
| 日期   | 2025.10 |
| 版本号  |         |

注: 所有图纸以版本号数字最大者为最终版本并以此为准。

|     |    |    |    |    |    |
|-----|----|----|----|----|----|
| 专业  | 姓名 | 日期 | 专业 | 姓名 | 日期 |
| 建筑  |    |    | 电气 |    |    |
| 结构  |    |    | 暖通 |    |    |
| 给排水 |    |    |    |    |    |

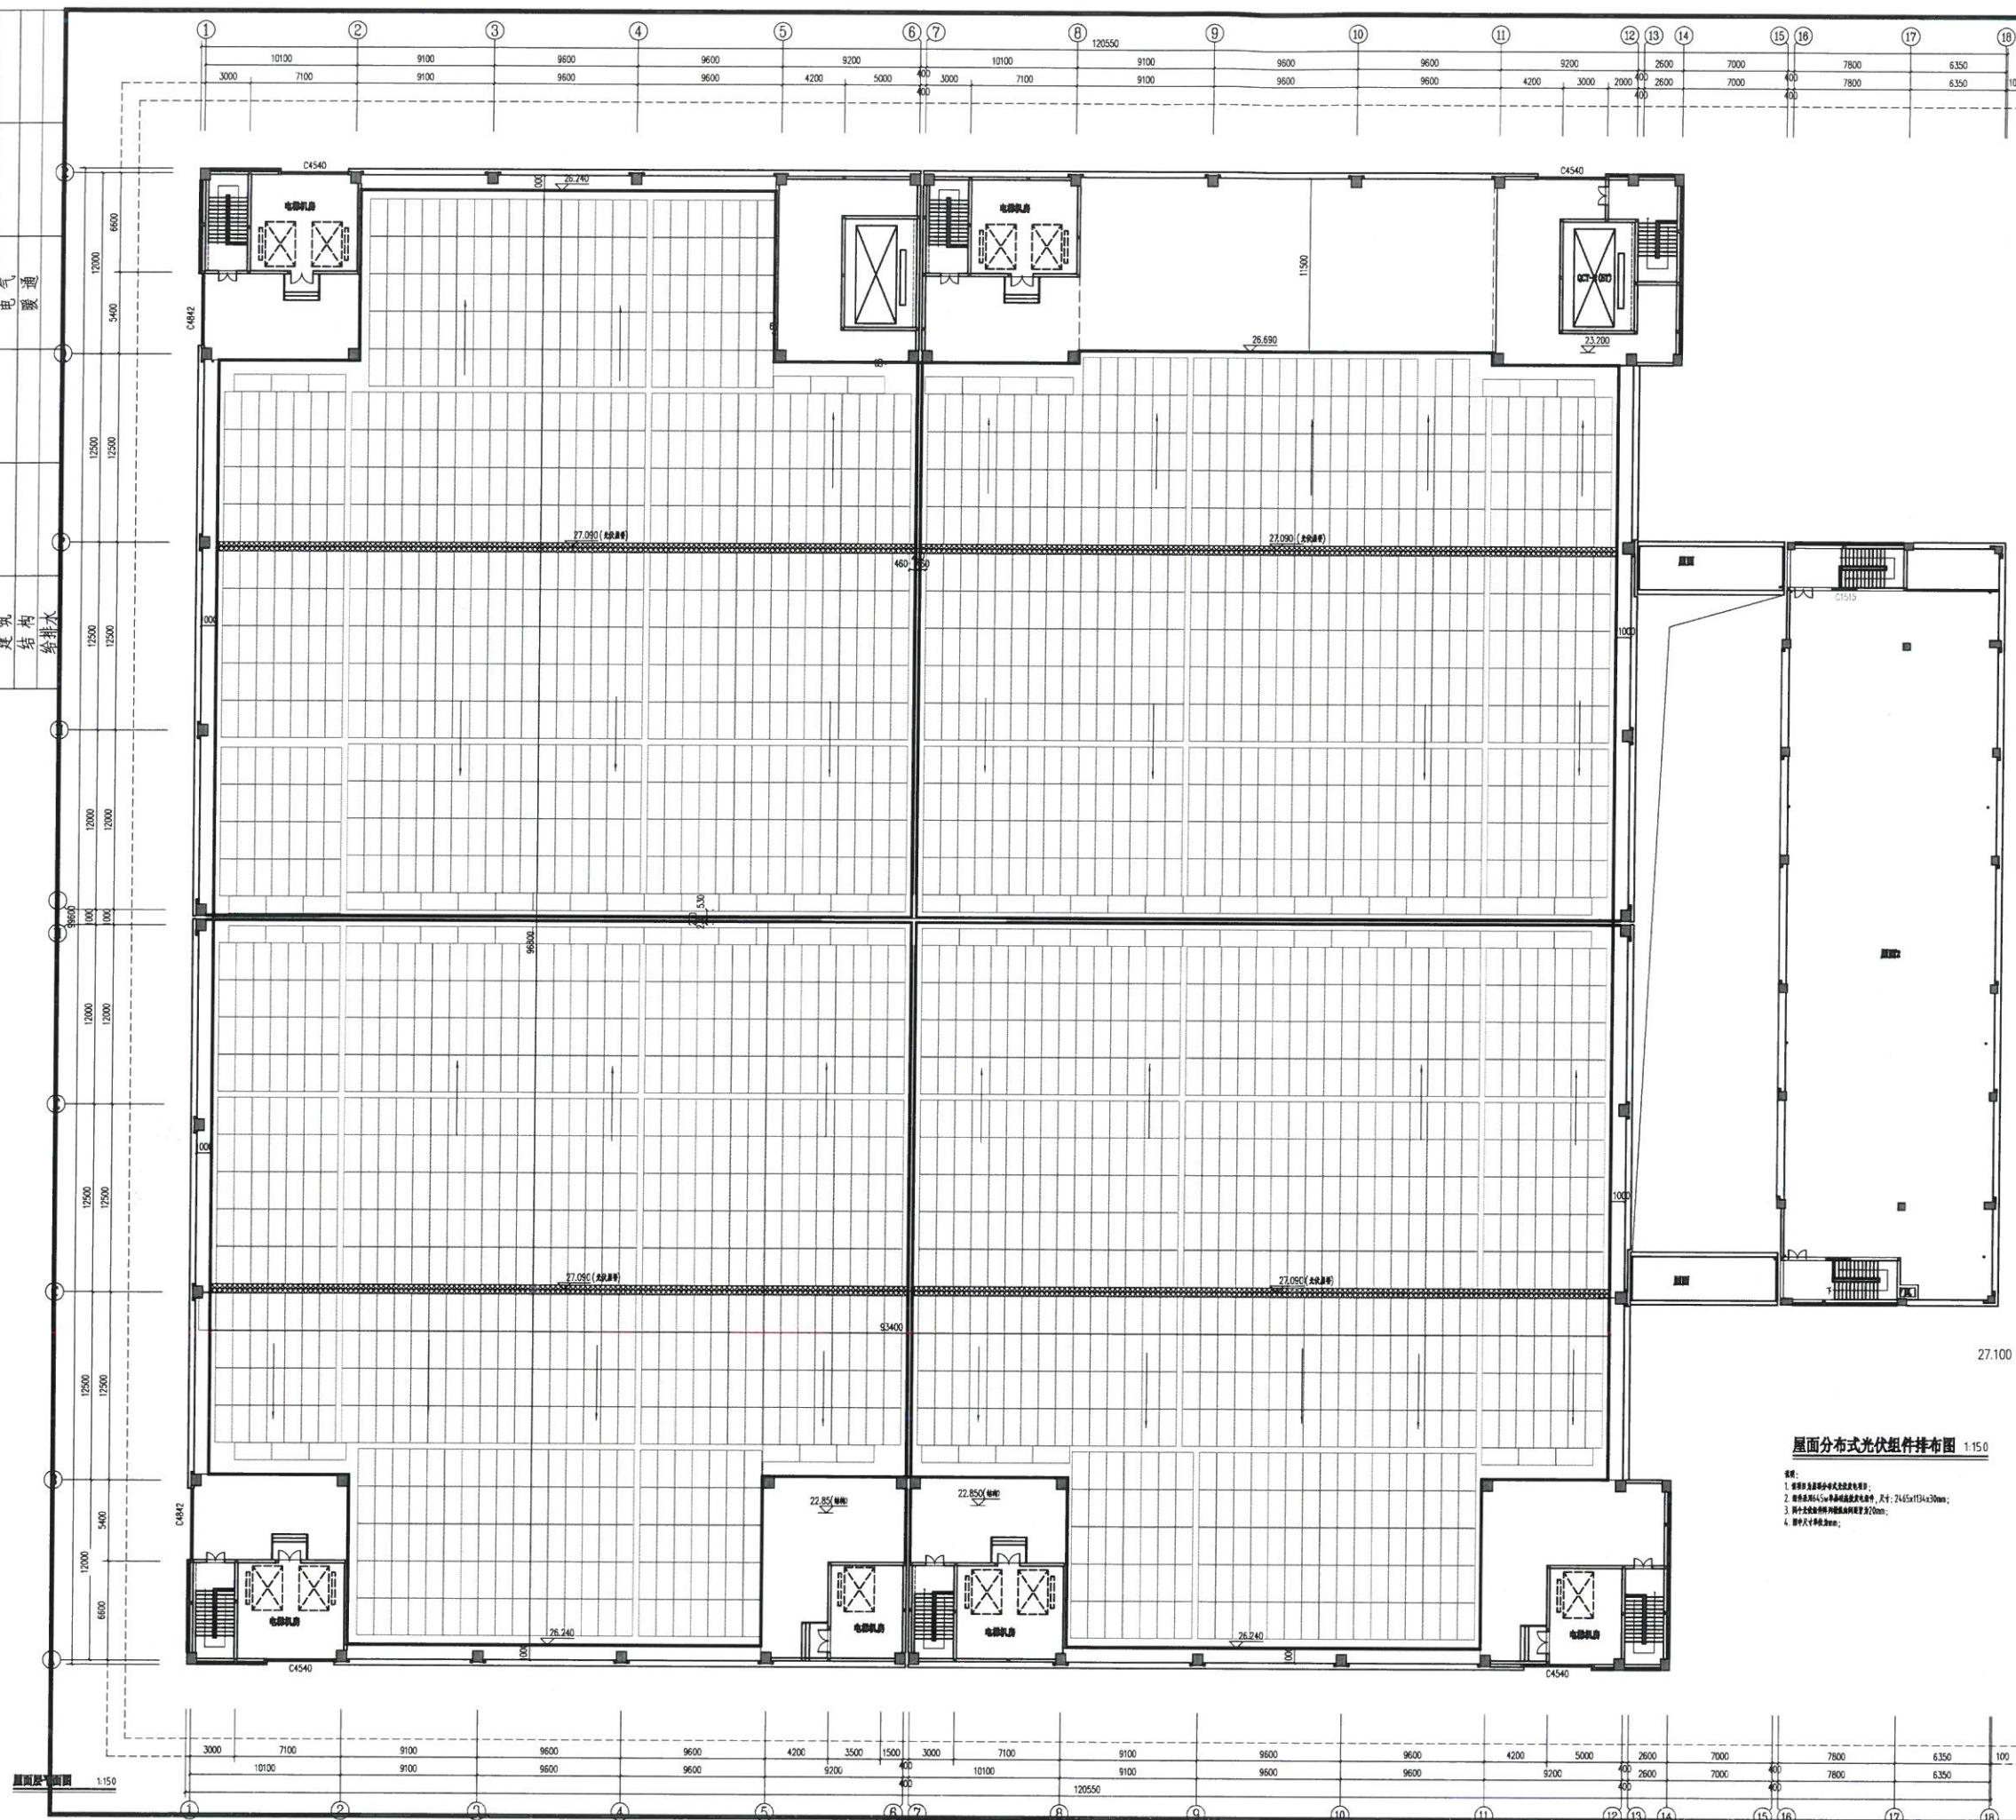

中科科航

全过程工程咨询服务商

中科航工程设计有限公司  
 建筑行业（建筑工程）甲级；  
 风景园林工程设计专项甲级  
 证书编号：A151010761  
 市政行业（桥梁工程、道路工程、给水工程、  
 排水工程）专业乙级；  
 证书编号：A251010768  
 公路行业（公路）专业乙级  
 证书编号：A151010761（临）

施工图审查批准单位:

四川省建设工程设计出图专用章

中科科航工程设计有限公司

④ 工程設計風景園林工程專項甲級：工程設計公路行業公路專業乙級

资质证书编号: A151010761 有效期至: 2027年09月28日

注册师执业章。

中华人民共和国一级注册建筑师

|      |     |
|------|-----|
| 姓 名: | 魏军强 |
|------|-----|

注册号: 5101076-016

有效期：至2026年10月

建设单位

厦门宏高货运有限公司


项目名称:

厦门宏高货运有限公司

## 屋面分布式光伏发电工程

 
圖名:

光伏组件排布图


|       |         |                                                                                       |
|-------|---------|---------------------------------------------------------------------------------------|
| 审 定   | 丛军英     |  |
| 项目负责人 | 魏军强     | 魏 军 强                                                                                 |
| 专业负责人 | 魏军强     | 魏 军 强                                                                                 |
| 审 核   | 陈旭侃     |  |
| 校 对   | 刘晨曦     | 刘晨曦                                                                                   |
| 设 计   | 赵祥森     |  |
| 制 图   | 赵祥森     |                                                                                       |
| 工程编号  |         |                                                                                       |
| 图 别   | 方 案     |                                                                                       |
| 图 号   | 03      |                                                                                       |
| 日 期   | 2025.10 |                                                                                       |
| 版 本 号 |         |                                                                                       |

注：所有图纸以版本号数字最大者为最终版本并以此为准。


|    |    |    |    |    |     |
|----|----|----|----|----|-----|
| 日期 | 姓名 | 专业 | 日期 | 姓名 | 专业  |
|    |    | 电气 |    |    | 暖通  |
|    |    | 建筑 |    |    | 给排水 |

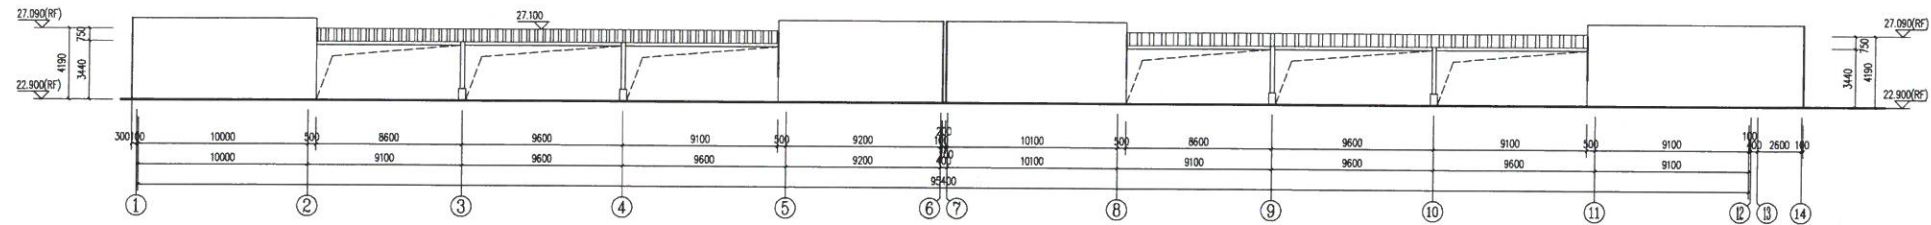


屋面分布式光伏南立面图 1:150

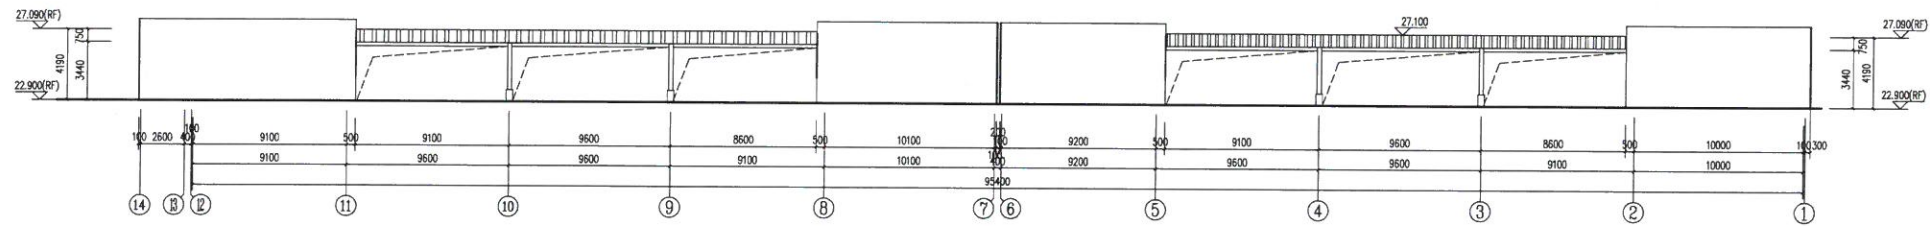

屋面分布式光伏北立面图 1:150

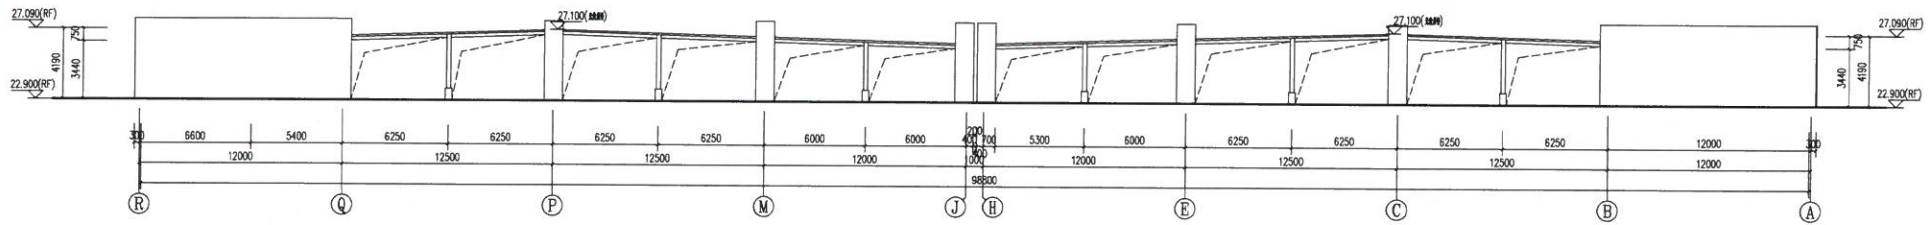

屋面分布式光伏西立面图 1:150

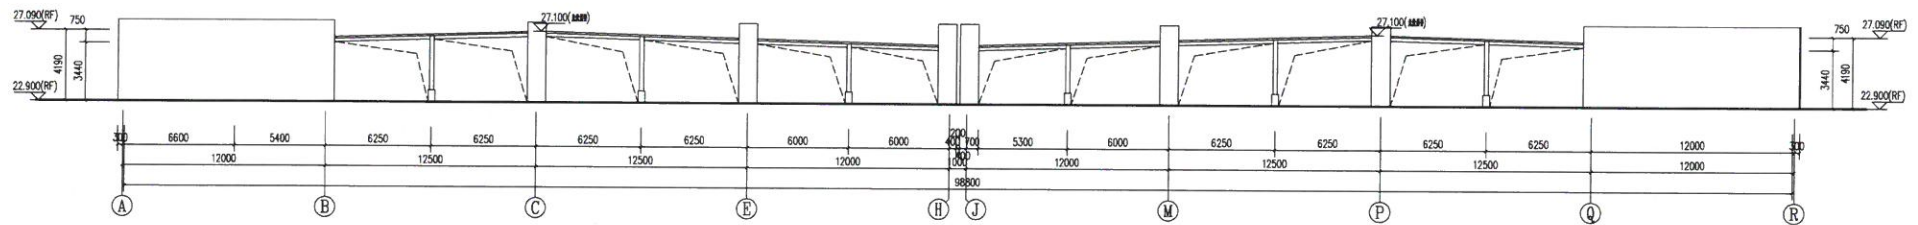

屋面分布式光伏东立面图 1:150



全过程工程咨询服务商

中科科航工程设计有限公司  
建筑行业（建筑工程）甲级；  
风景园林工程设计专项甲级  
证书编号：A151010761  
市政行业（桥梁工程、道路工程、给水工程、  
排水工程）专业乙级；  
证书编号：A251010768  
公路行业（公路）专业乙级  
证书编号：A151010761（临）

施工图审查批准单位：

四川省建设工程设计出图专用章

中科科航工程设计有限公司

资质等级范围：工程设计与建筑行业（建筑工程）甲级  
工程设计风景园林工程专项甲级；工程设计公路行业公路专业乙级

资质证书编号：A151010761 有效期至：2027年09月28日

注册执业章：

中华人民共和国一级注册建筑师

姓名：魏军强

注册号：5101076-016

有效期至：2026年10月

建设单位：

厦门宏高货运有限公司

项目名称：

厦门宏高货运有限公司

屋面分布式光伏发电工程

图名：

立面图

审定 从军英

项目负责人 魏军强

专业负责人 魏军强

审核 陈旭侃

校对 刘晨曦

设计 赵祥森

制图 赵祥森

工程编号

图别 方案


图号 04

日期 2025.10

版本号

注：所有图纸以版本号数字最大者为最终版本并以此为准。

|     |    |    |    |    |    |
|-----|----|----|----|----|----|
| 专业  | 姓名 | 日期 | 专业 | 姓名 | 日期 |
| 建筑  |    |    | 电气 |    |    |
| 结构  |    |    | 暖通 |    |    |
| 给排水 |    |    |    |    |    |

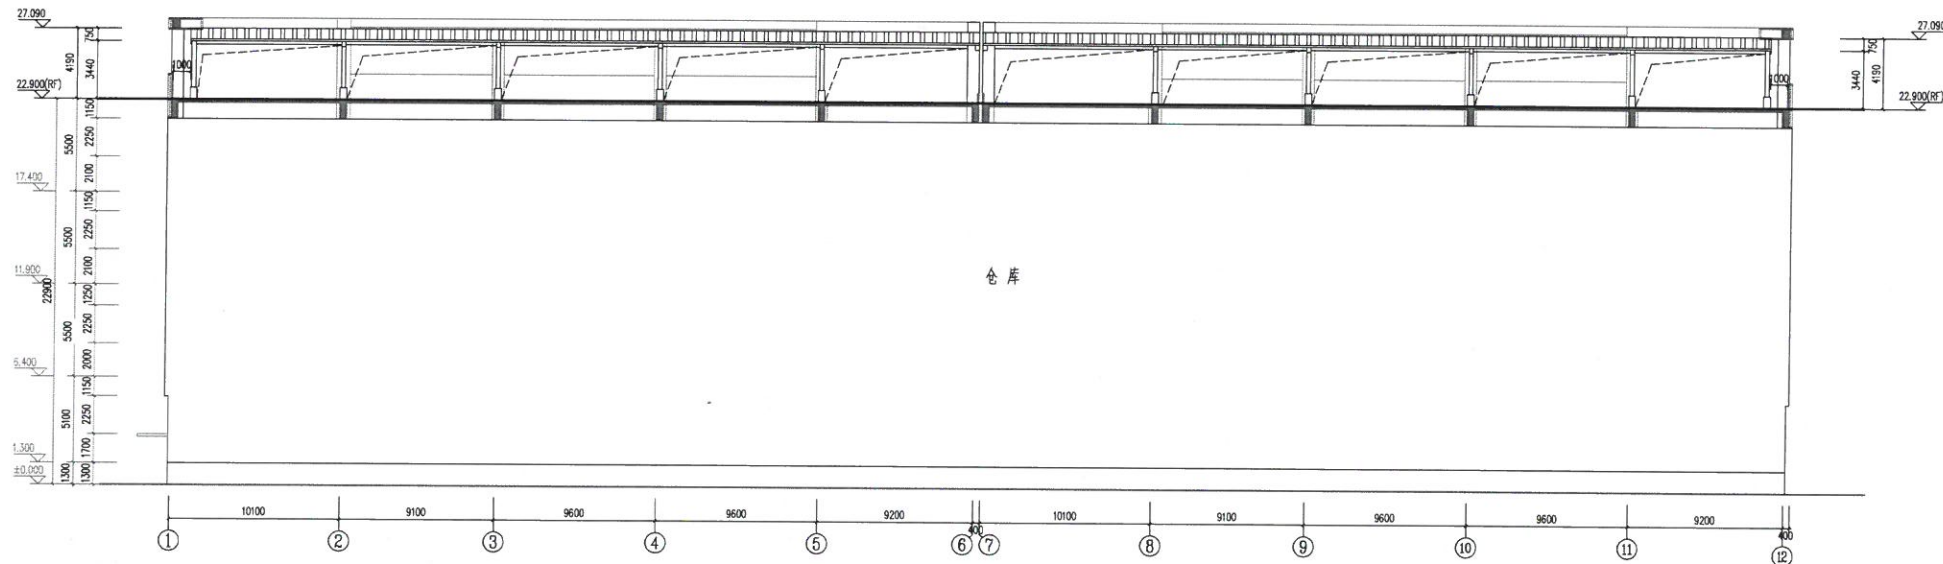

屋面分布式光伏1-1剖面示意图 1:150



中科科航

全过程工程咨询服务商

中科科航工程设计有限公司  
建筑行业(建筑工程)甲级;  
风景园林工程设计专项甲级  
证书编号: A151010761  
市政行业(桥梁工程、道路工程、给水工程、  
排水工程)专业乙级;  
证书编号: A251010768  
公路行业(公路)专业乙级  
证书编号: A151010761(临)

施工图审查批准单位:

四川省建设工程设计出图专用章

中科科航工程设计有限公司

资质等级范围:工程设计与建筑行业(建筑工程)甲级

工程设计风景园林工程专项甲级;工程设计公路行业公路专业乙级

资质证书编号: A151010761 有效期至:2027年09月28日

注册执业章:

中华人民共和国一级注册建筑师

姓名: 魏军强

注册号: 5101076-016

有效期至: 2026年10月

建设单位:

厦门宏高货运有限公司

项目名称:

厦门宏高货运有限公司

屋面分布式光伏发电工程

图名:

1-1剖面图

|       |     |     |
|-------|-----|-----|
| 审定    | 丛军英 | 丛军英 |
| 项目负责人 | 魏军强 | 魏军强 |
| 专业负责人 | 魏军强 | 魏军强 |
| 审核    | 陈旭侃 | 陈旭侃 |
| 校对    | 刘晨曦 | 刘晨曦 |
| 设计    | 赵祥森 | 赵祥森 |
| 制图    | 赵祥森 | 赵祥森 |

|      |         |
|------|---------|
| 工程编号 |         |
| 图别   | 方案      |
| 图号   | 05      |
| 日期   | 2025.10 |
| 版本号  |         |

注: 所有图纸以版本号数字最大者为最终版本并以此为准。