



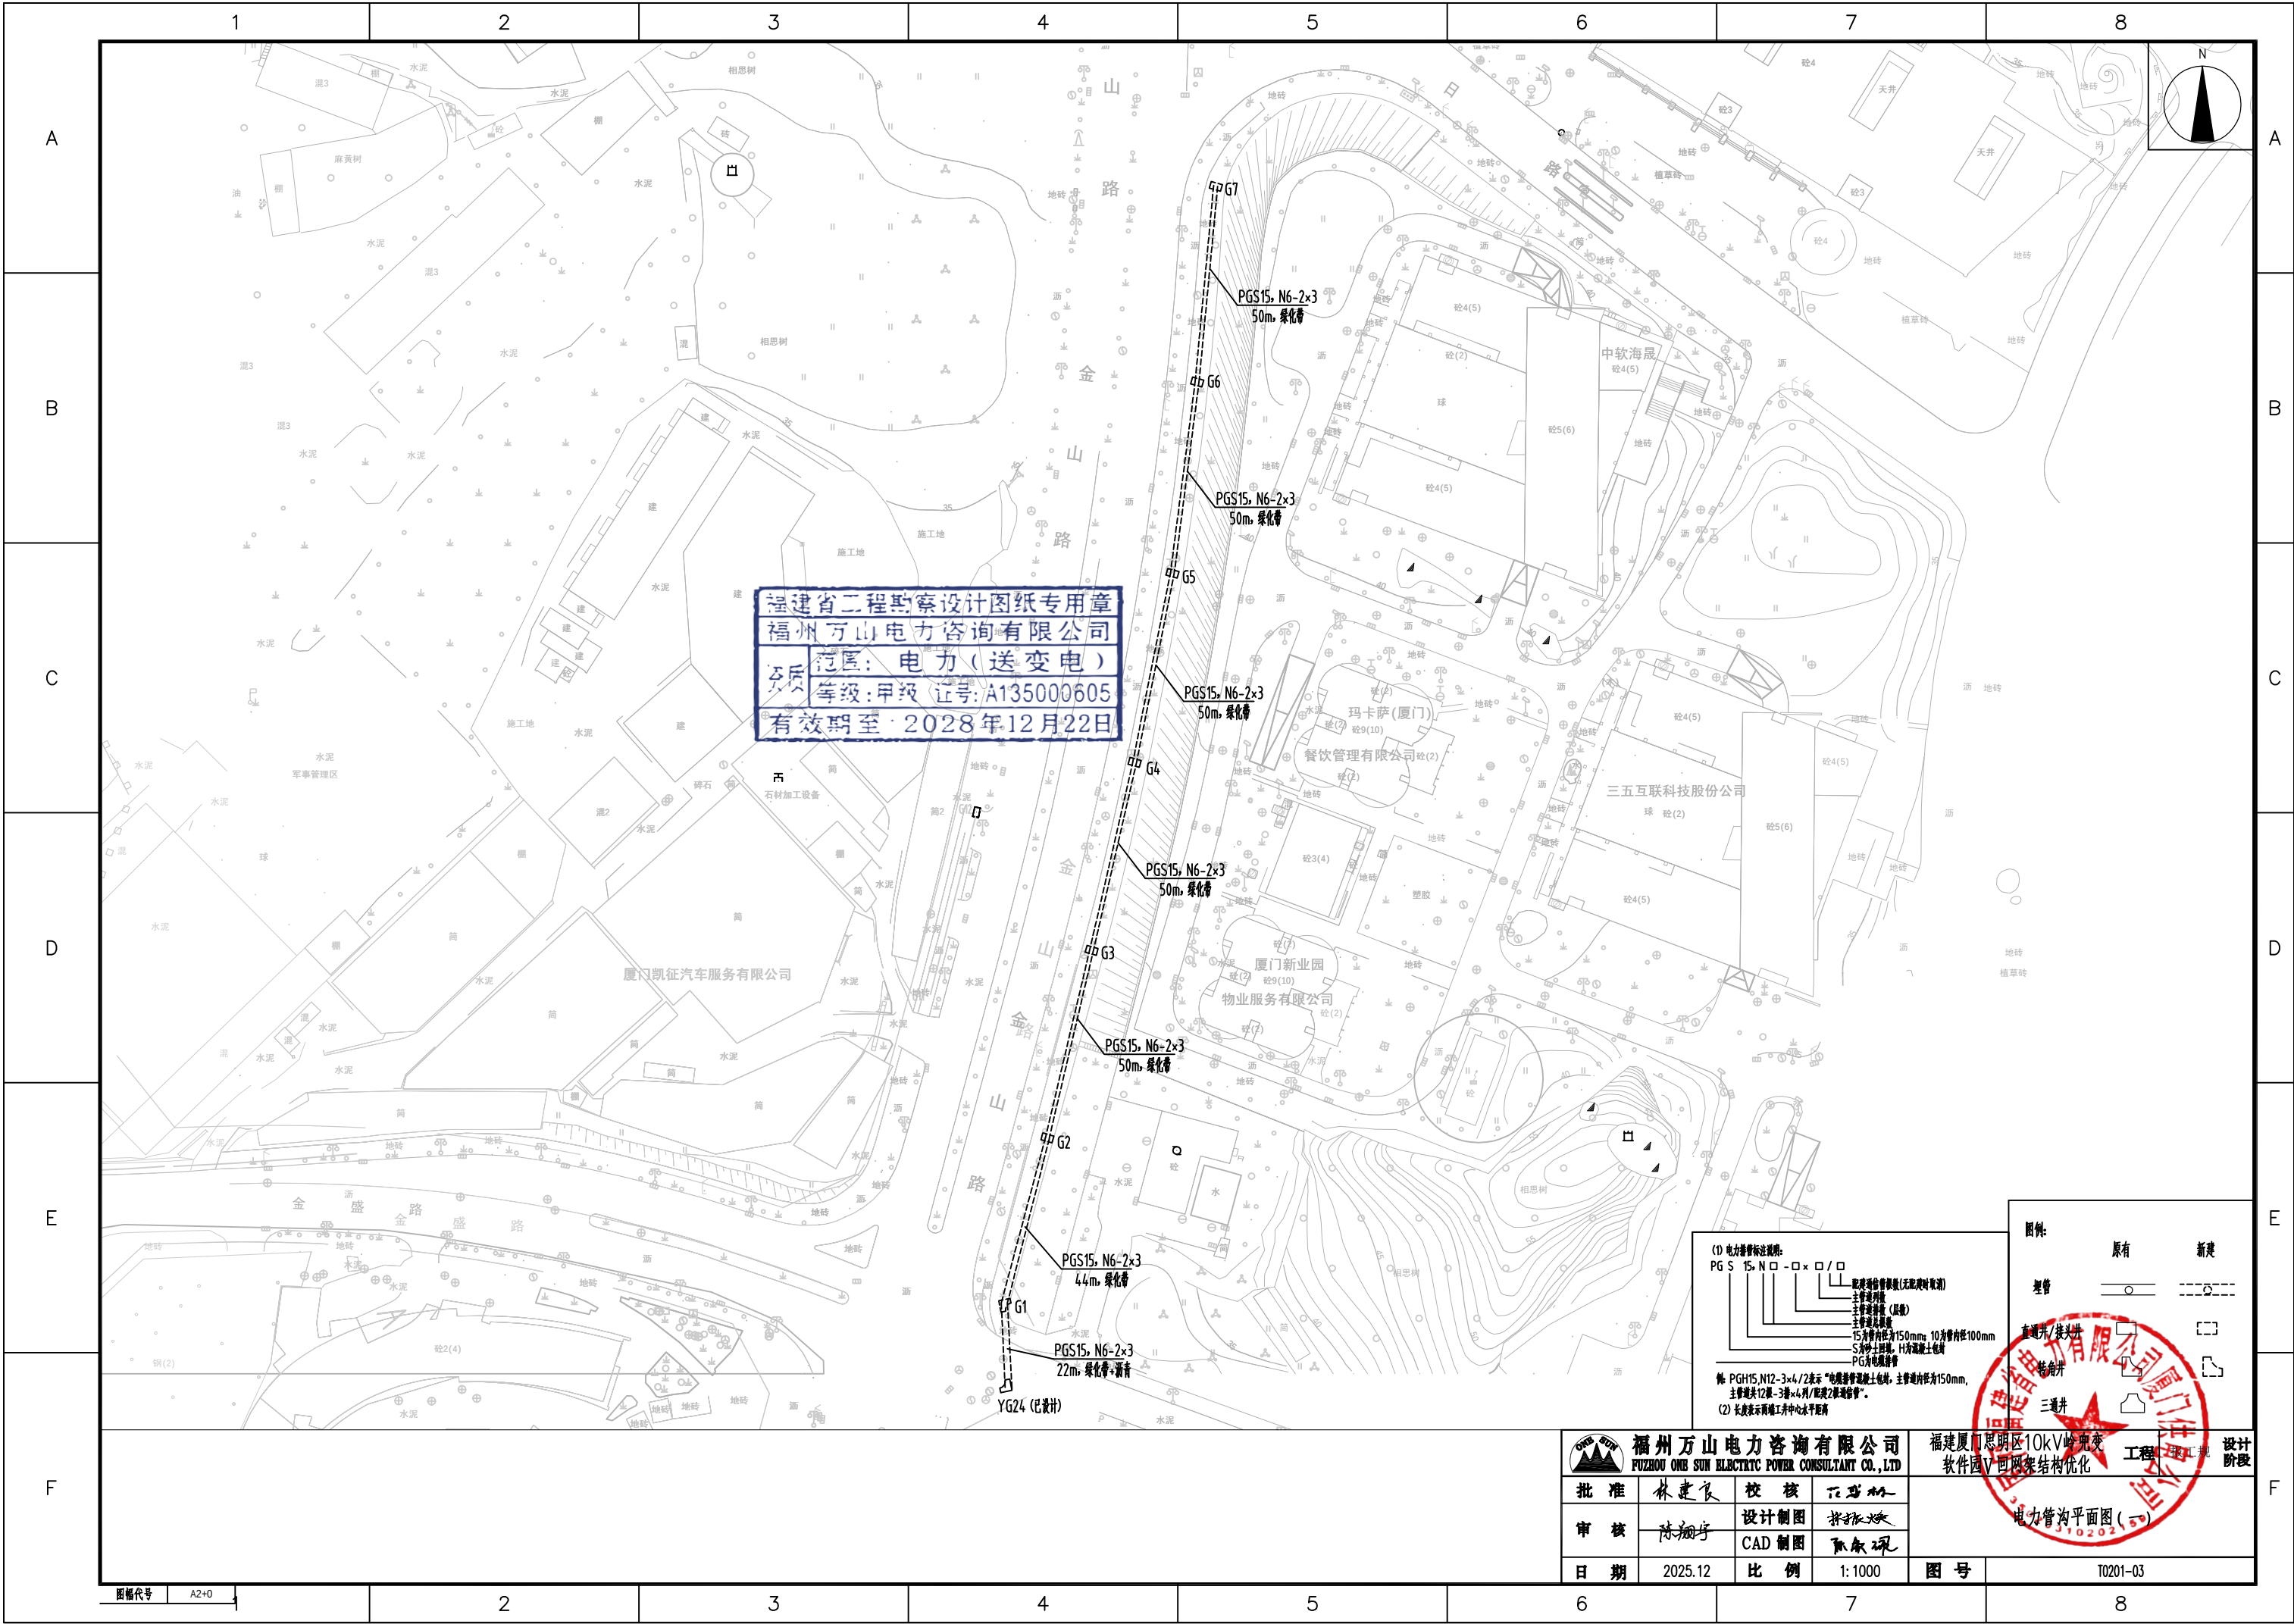

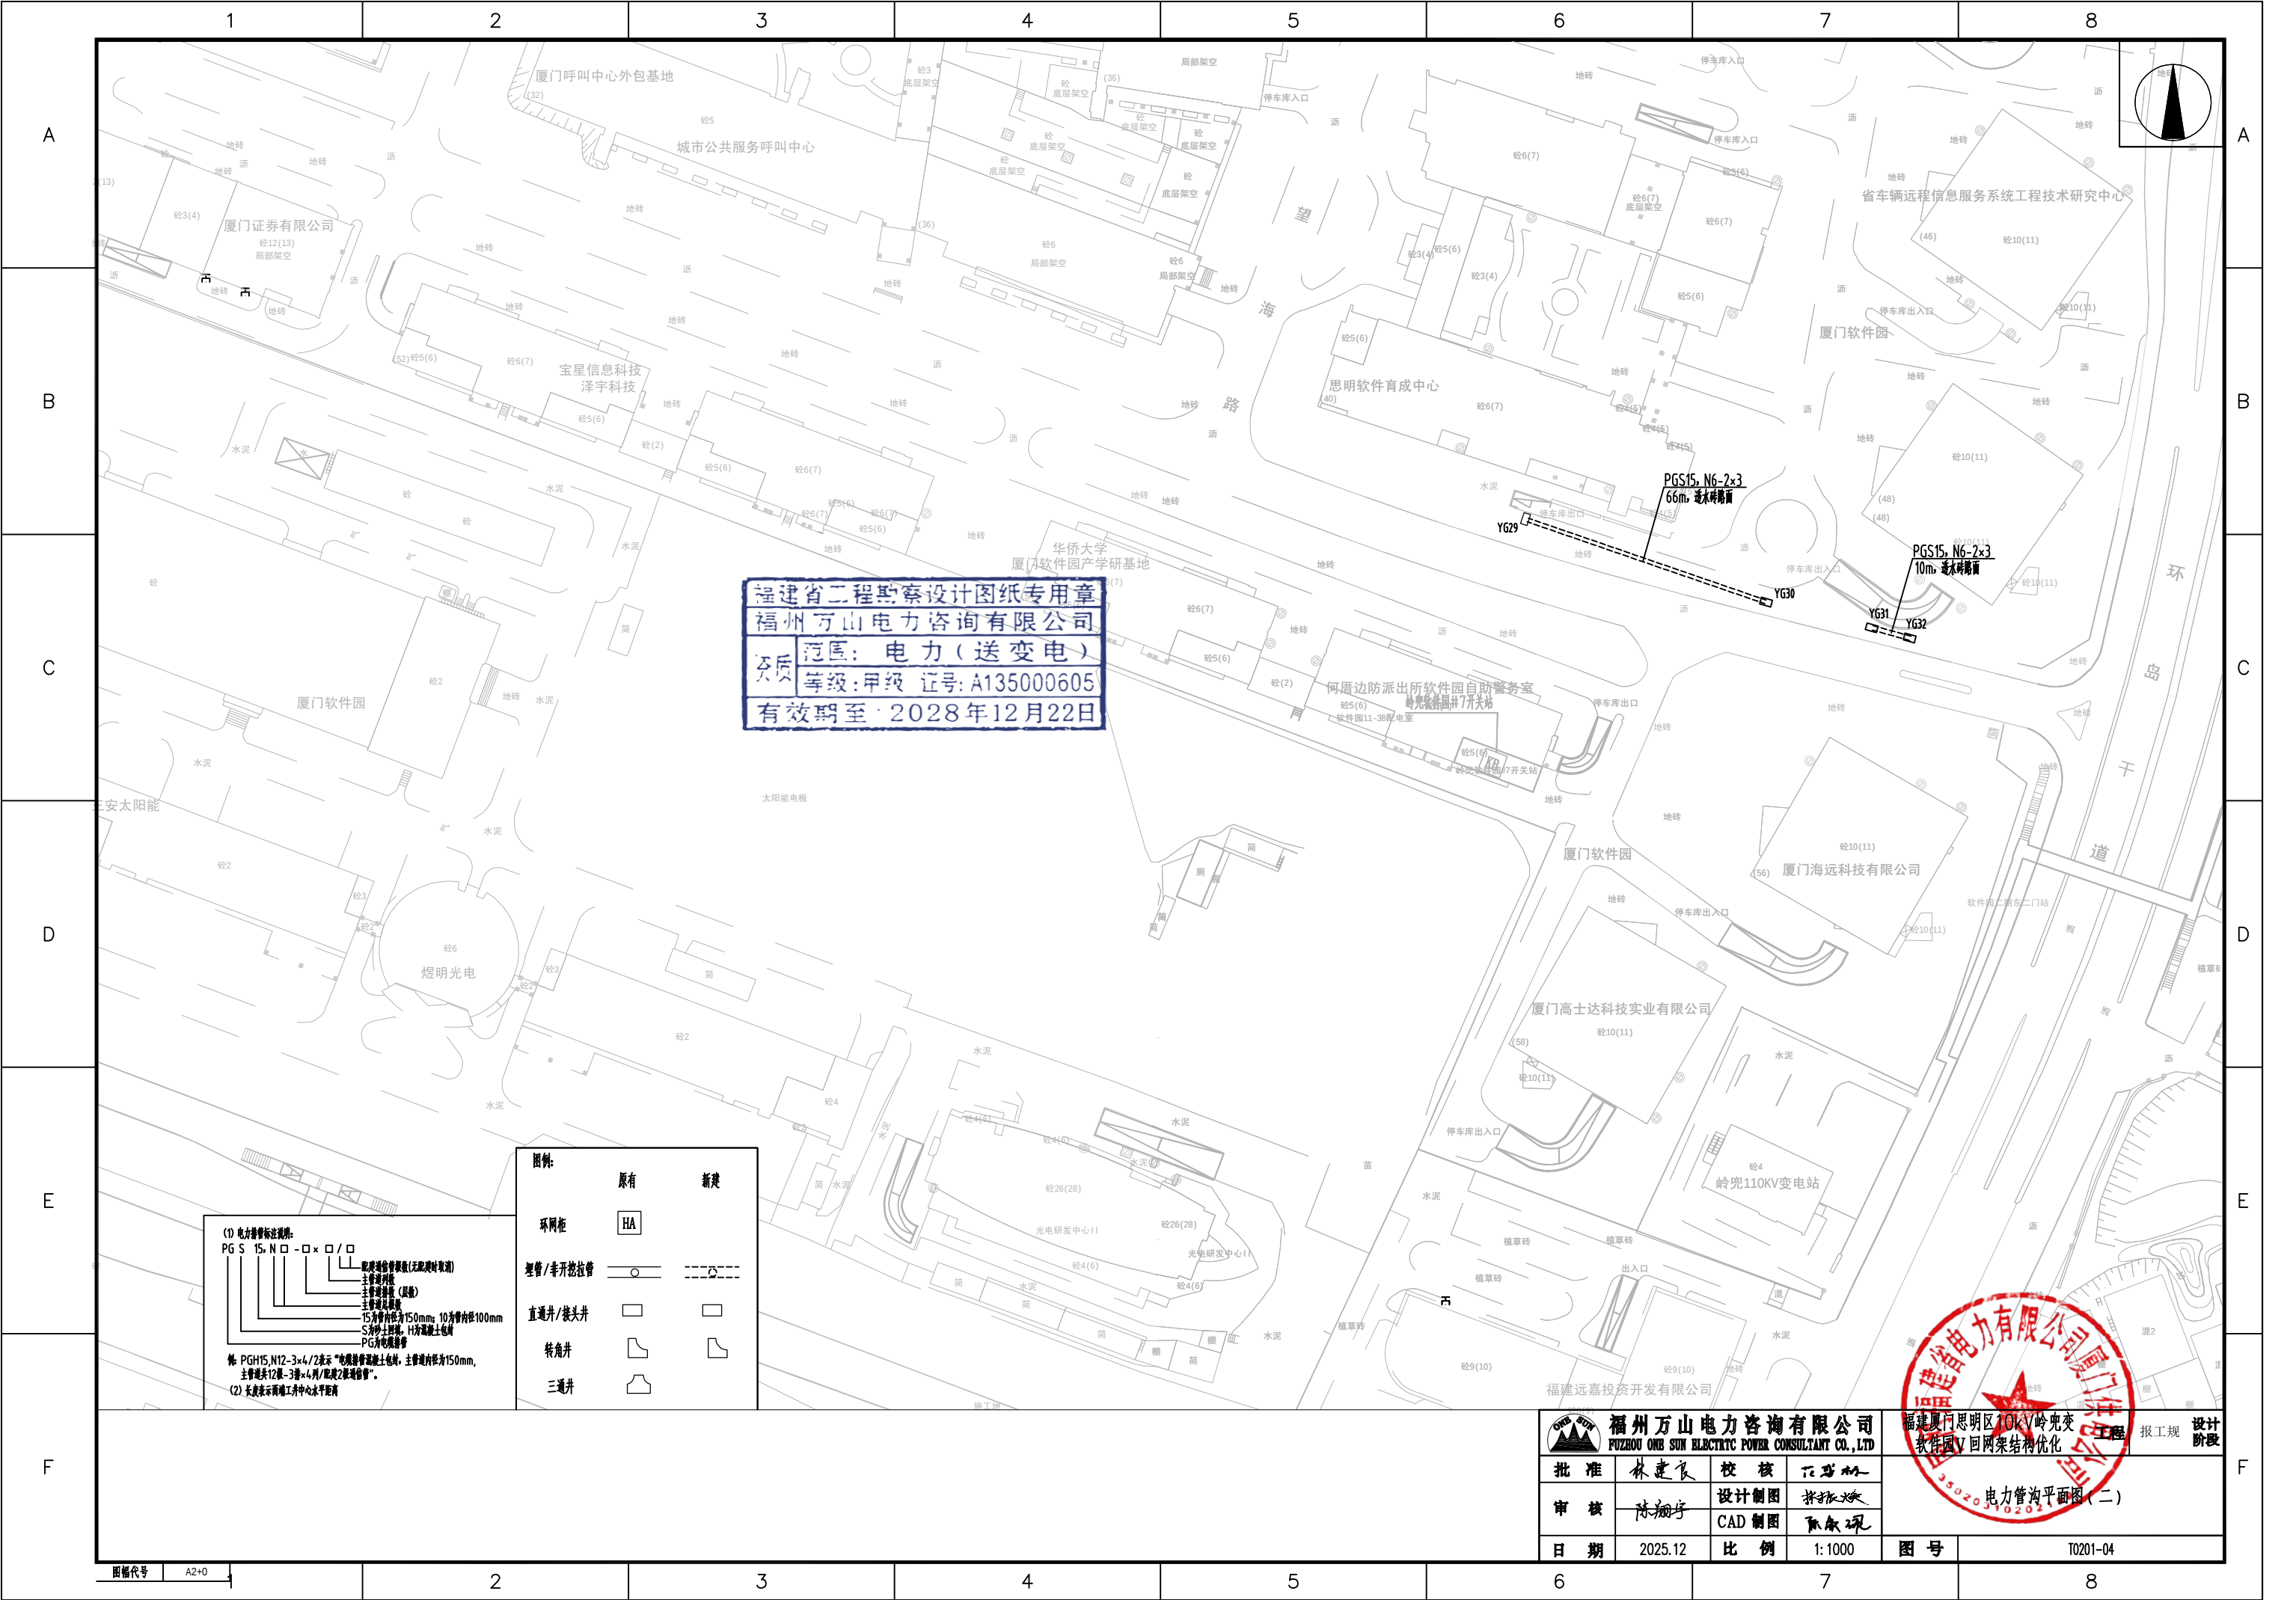

(1) 电力设备标注说明:  
PG S 15, N □ - □ × □ / □  
PG: 设备名称 (无配变时省略)  
S: 主管道规格 (规格)  
15: 主管道规格 (规格)  
N: 主管道规格 (规格)  
□ × □ / □: 15为管内径为150mm; 10为管内径100mm  
S: 为管上标注, H为管上标注  
PG: 为管上标注  
例: PGH15, N12-3×4/2表示“电缆管管径12mm, 主管道内径为150mm, 主管道规格12mm-3管×4管/管径2mm管管”。  
(2) 长度表示管端工井中心水平距离

| 图例:      | 原有   | 新建      |
|----------|------|---------|
| 环网柜      | HA   |         |
| 埋管/非开挖拉管 | —○—  | ---○--- |
| 直通井/接头井  | □    | □       |
| 转角井      | └┐   | └┐      |
| 三通井      | └┐└┐ | └┐└┐    |

|                                                                  |         |       |          |
|------------------------------------------------------------------|---------|-------|----------|
| 福州万山电力咨询有限公司<br>FUZHOU WANSAN ELECTRIC POWER CONSULTANT CO., LTD |         |       |          |
| 批准                                                               | 林建良     | 校核    | 陈翔宇      |
| 审核                                                               | 陈翔宇     | 设计制图  | 陈翔宇      |
| 日期                                                               | 2025.12 | CAD制图 | 陈翔宇      |
| 比例                                                               | 1:1000  | 图号    | T0201-04 |



|                               |  |    |     |    |    |
|-------------------------------|--|----|-----|----|----|
| 福建厦门思明区10kV岭兜变<br>软件园V回网架结构优化 |  | 工程 | 报工规 | 设计 | 阶段 |
| 电力管沟平面图 (二)                   |  |    |     |    |    |